


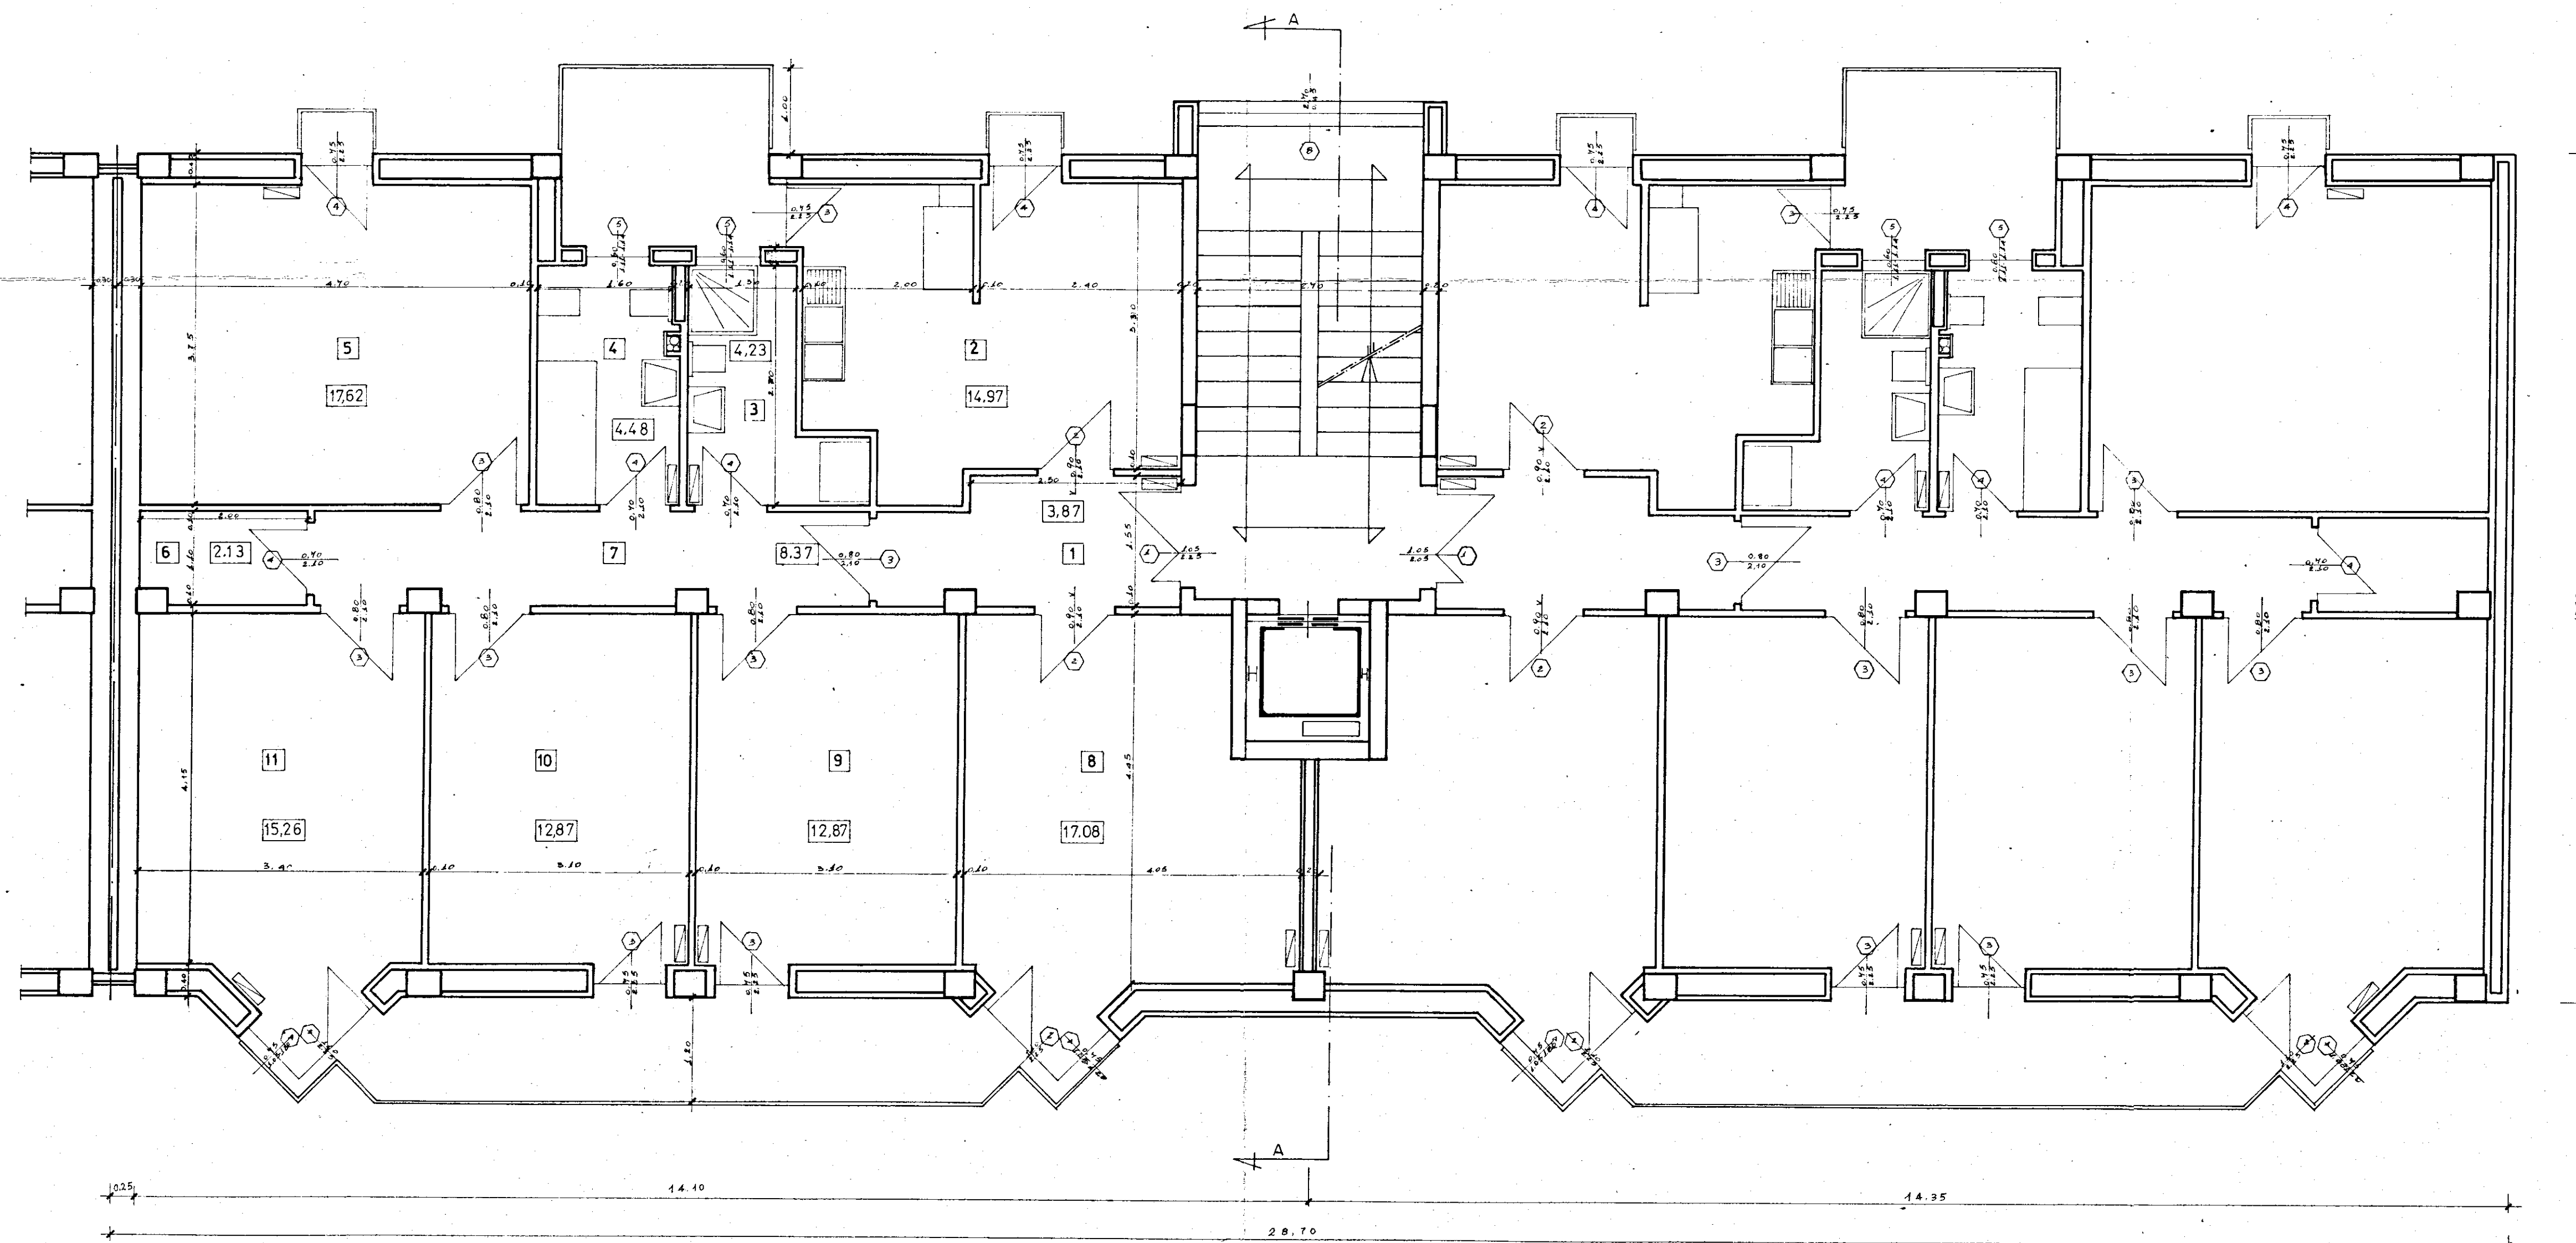

Alloggi tipo "D" N. 8
 " " " superficie : mq. 113.75
 " " " sup. complessiva : mq. 910.00
 Locali sgombero sup. ridotta del 50%: mq. 27.70
 Superficie totale palazzina : mq. 937.70
 Numero vani 56

1-Soggiorno	8	mq. 17.08
2-Cucina	2	" 14.97
3-Camera letto matrimoniale	5	" 17.62
4- " " grande	11	" 15.26
5- " " media	10	" 12.87
6- " " media	9	" 12.87
7-Bagno	4	" 4.48
8-Ingresso, disimpegni ed incrementi		" 18.60
		Totale mq. 113.75

GESTIONE CASE LAVORATORI (legge 14-2-963)		Intervento N°567		stazione appaltante i.a.c.p.	
QUARTIERE "S. ELIA" BRINDISI Edilizia sovvenzionata				data aggiornam.	6 ^a
EDIFICIO TIPO II IN LINEA (10) ALLOGGI TIPO "D" N° 8 PIANTA PIANO TIPO				aggiornam.	6 ^a
				archivio	
				SCALA 1:50	
Dr. Ing. LUIGI CERVELLERA	EDILIZIA			note	
Dr. Ing. UGO LONOCÉ	EDILIZIA				
Dr. Ing. ELIO ROMANAZZI	STRUTTURE				
Dr. Ing. FAUSTO FALIVA	IMPIANTI				
Dr. Ing. MARIO ZENOBI	PROGRAMMAZIONE			controllo	visto
I.A.C.P.	DIREZIONE LAVORI				