

istituto autonomo case popolari
— brindisi —

legge 5-8-1978 n. 457 IV° biennio 1984/85
programma intervento n. 001-116-1
codice 4-16-74-001-01

progetto per la costruzione di alloggi popolari in BRINDISI RIONE PERRINO
lotto comparto A1 piano di zona 107


ufficio progettazione I. S. C. P. brindisi

alloggi n. 30 da mq. 82

PIANTA PIANO TIPO

scala 1:50

21 MAG 1987

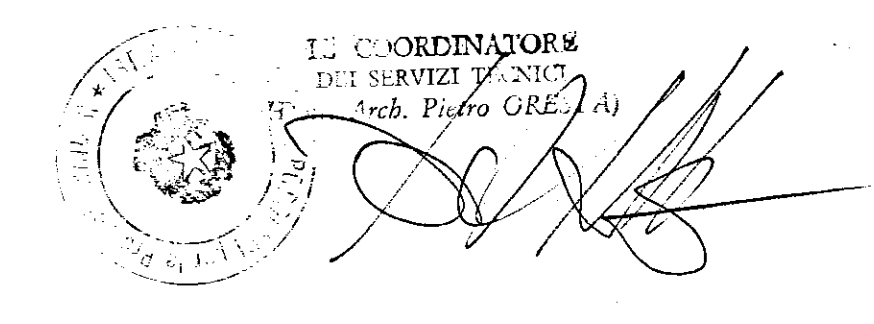

LEGENDA
impianto elettrico

- PRESA LUCE
- PRESA MONOFASE
- CITOFONO PARETE
- CONTATORE
- INTERRUTTORE
- DEVIATORE
- COMMUTATORE
- ASPIRATORE
- PULSANTE
- PUNTO LUCE INTERRITO
- PUNTO LUCE COMMUTATO
- PUNTO LUCE A PARETE
- INTERRUTTORE SCALDABAGNO
- PRESA TELEVISIONE
- PRESA TELEFONO
- SUONERIA
- INVERTITORE
- INTERRUTTORE PERIODICO

CALCOLO DELLE SUPERFICI UTILI

L.M.	4.35 x 3.30	mq. 14.35
L1	3.30 x 3.30	10.89
L2	3.10 x 2.95	9.14
B.	3.30 x 1.30 + 0.40 x 0.70	4.57
W.C.	1.70 x 1.50	2.55
S.	5.55 x 3.30	18.31
K.	4.70 x 3.30	15.31
R.	2.10 x 1.10	2.31
C.	4.30 x 1.10	4.73
INC. PIL.	0.20 x 0.20 + 0.20 x 0.40	0.18
TOTALE		82.18 mq.

