


pianta piano terra

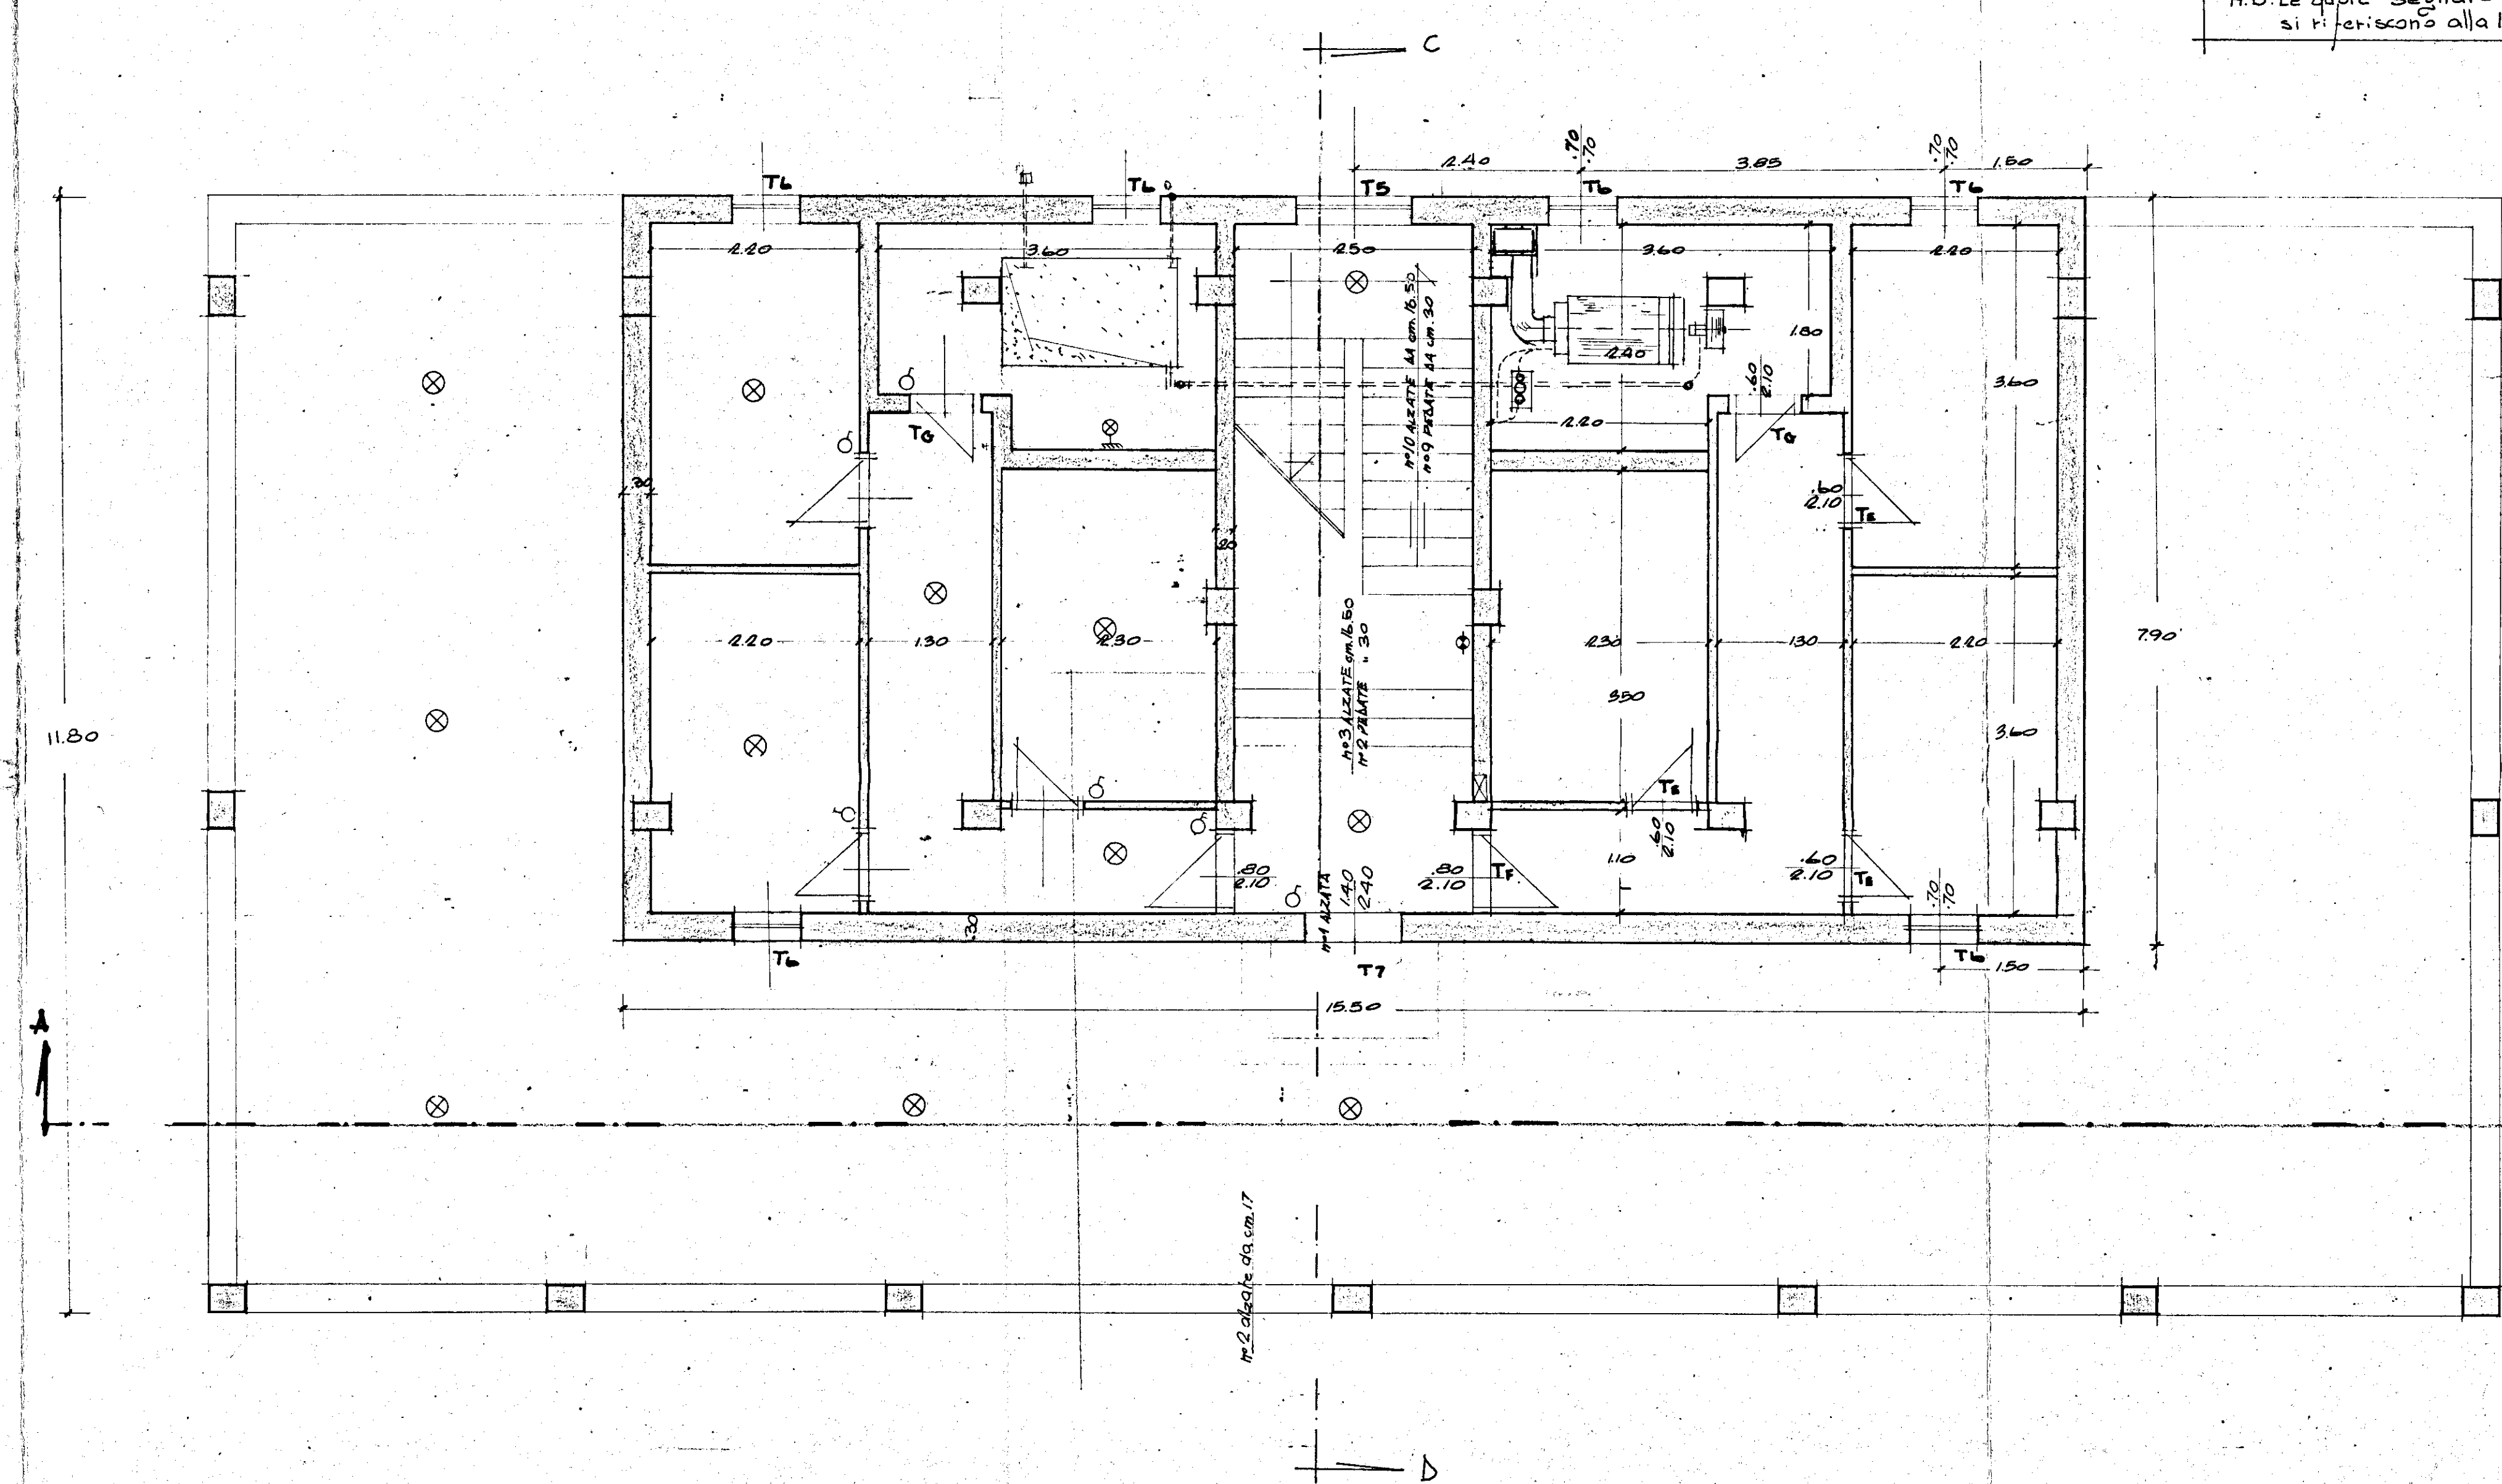


SIMBOLI ELETTRICI
LEGGENDA


- PUNTO LUCE A PARETE
- ASPIRATORE
- RONZATORE
- CONVATORE
- OTOFONO PARETE
- TELEFONO
- TERZA PRESA MONOFASE CON INTERRUPTORI SCALABANDI
- INTERRUTTORE
- DEVIAZIONE
- COMUTATORE
- PRESA LUCE
- PRESA MONOFASE
- PRESA TELEVISIONE
- PULSANTE PER CAMPANELLO
- PUNTO LUCE INTERRUPTO
- PUNTO LUCE COMUTATO
- QUADRO DI DISTRIBUZIONE

SUPERFICI ALLOGGI TIPO	
Ind. cas.	mq.
I	593
C	766
K	856
L ¹	1650
L ²	1785
L ³	1554
L ⁴	1272
S.P.	2256
B	510
V.C.	405
A"	96
	117.05
a del pilastri	0.08
	116.97
Cofina B/D	4.00
Summa tot.	120.97

pianta piano tipo

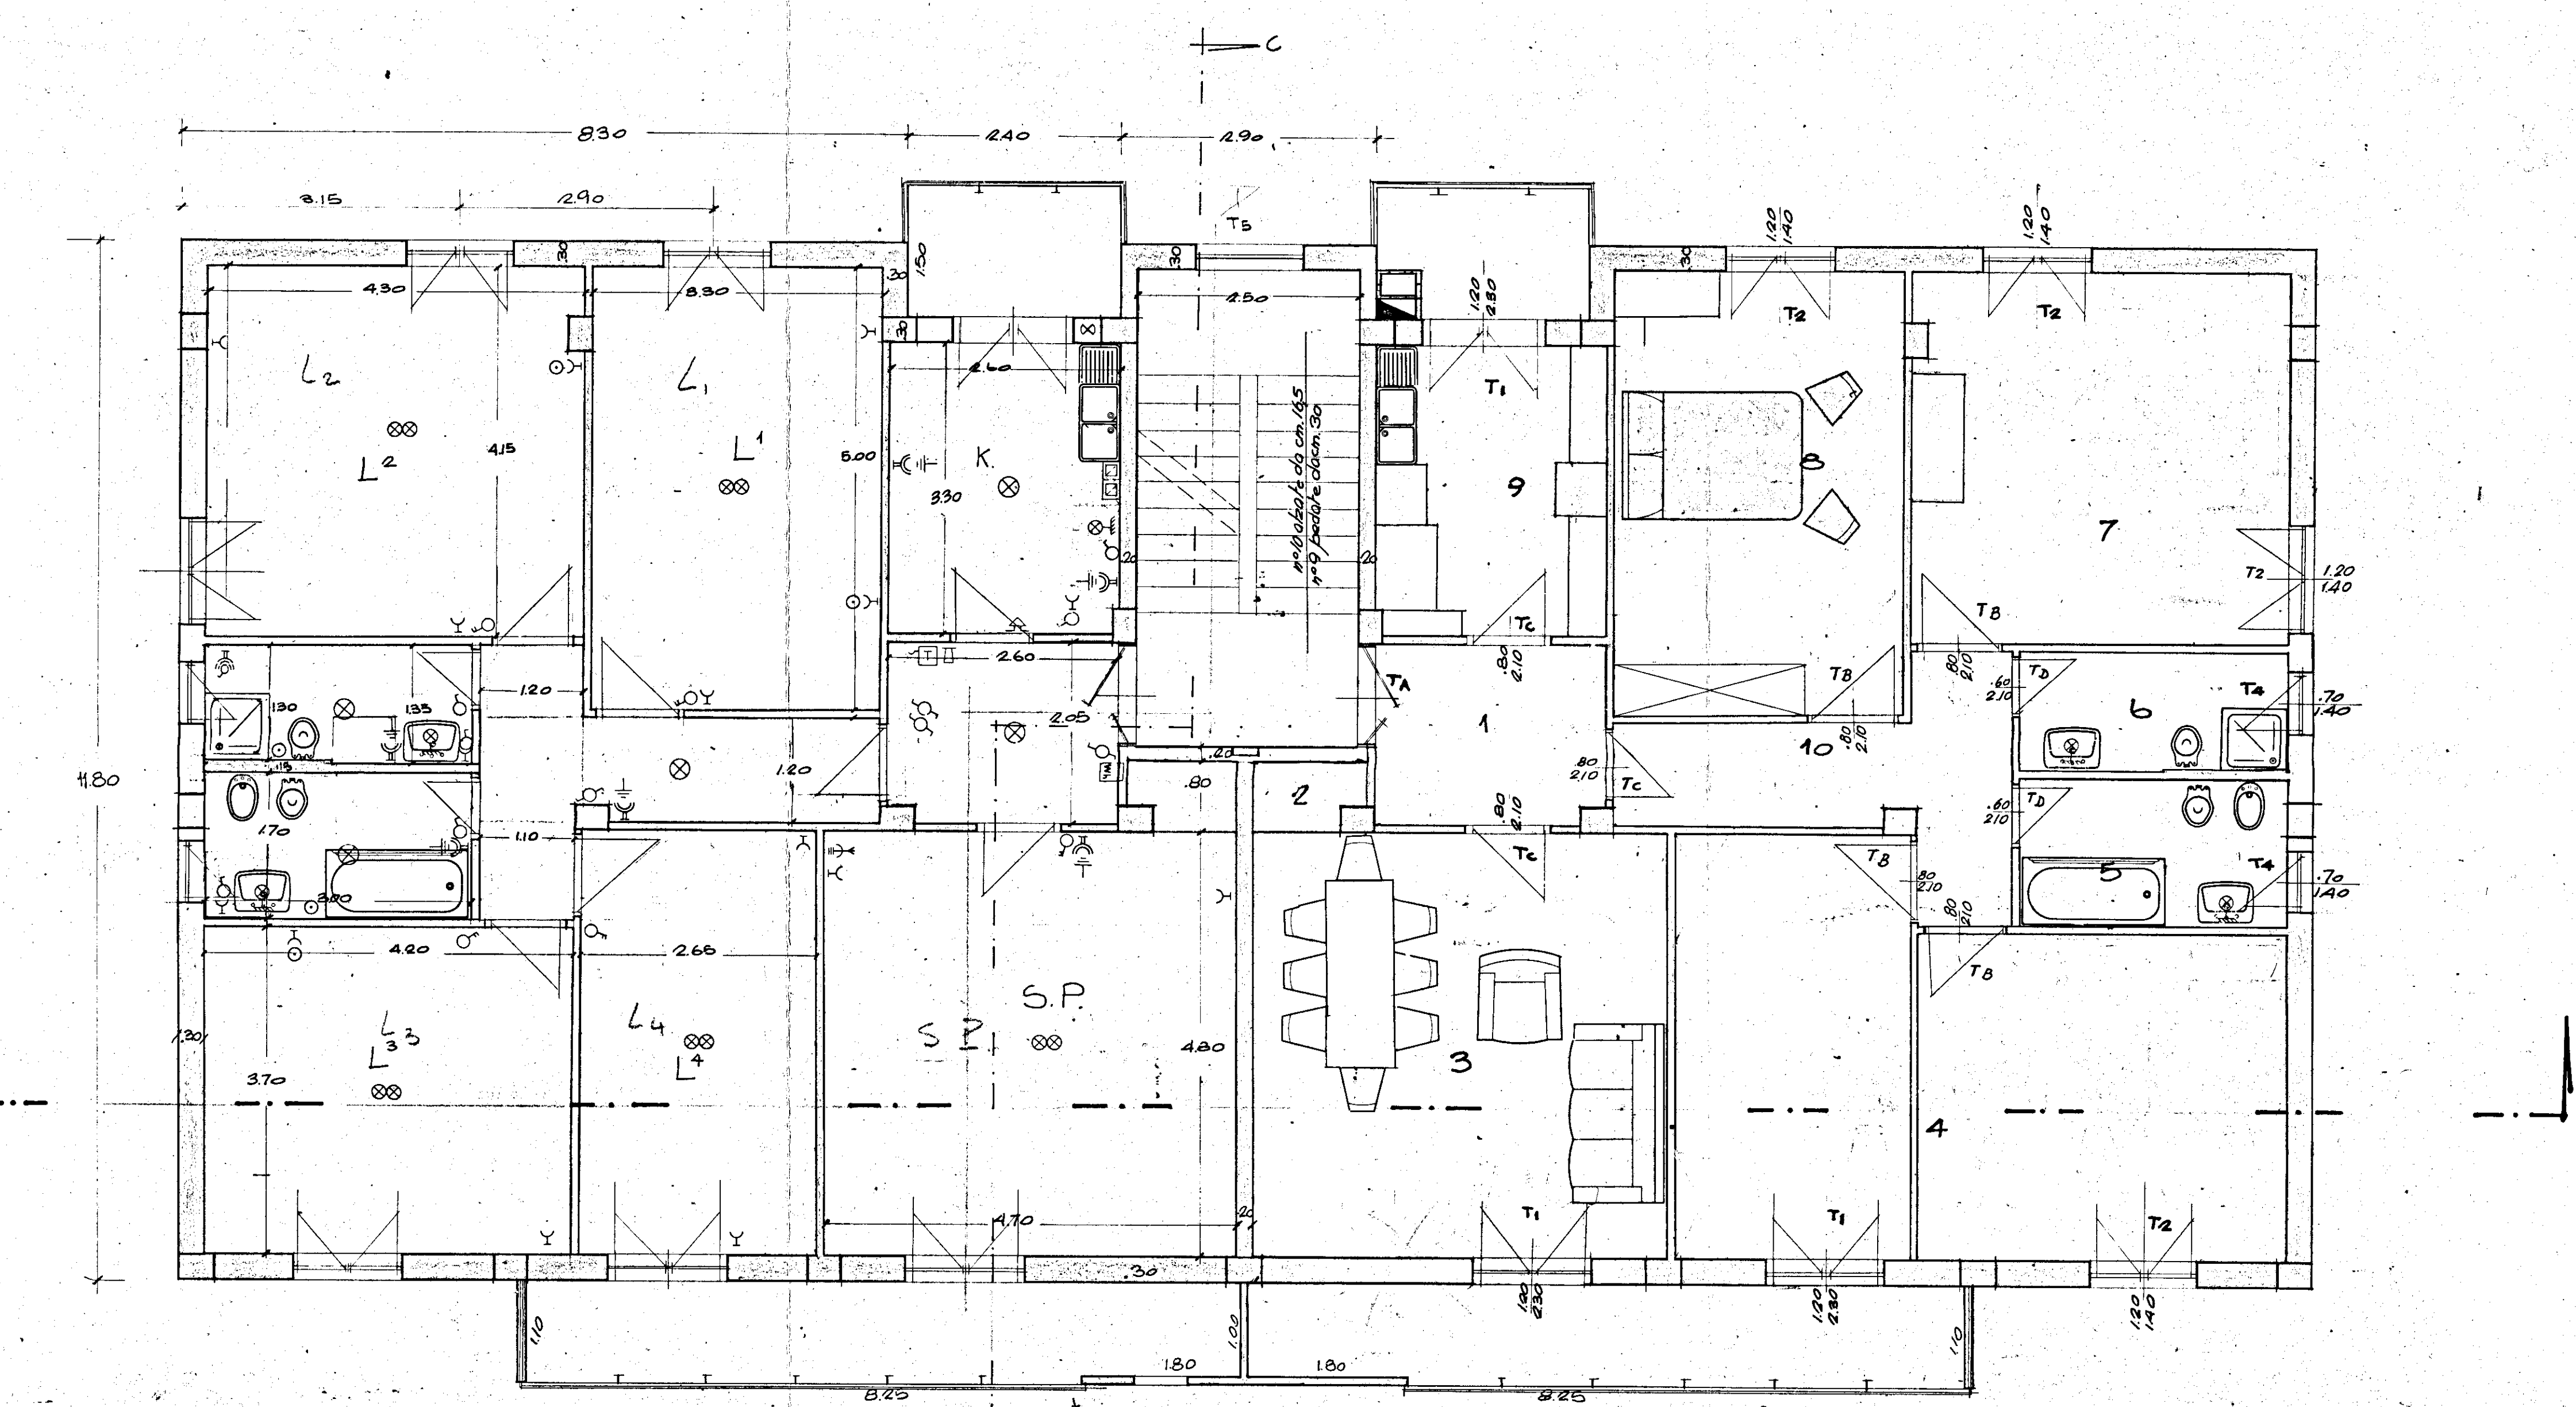

pianta copertura

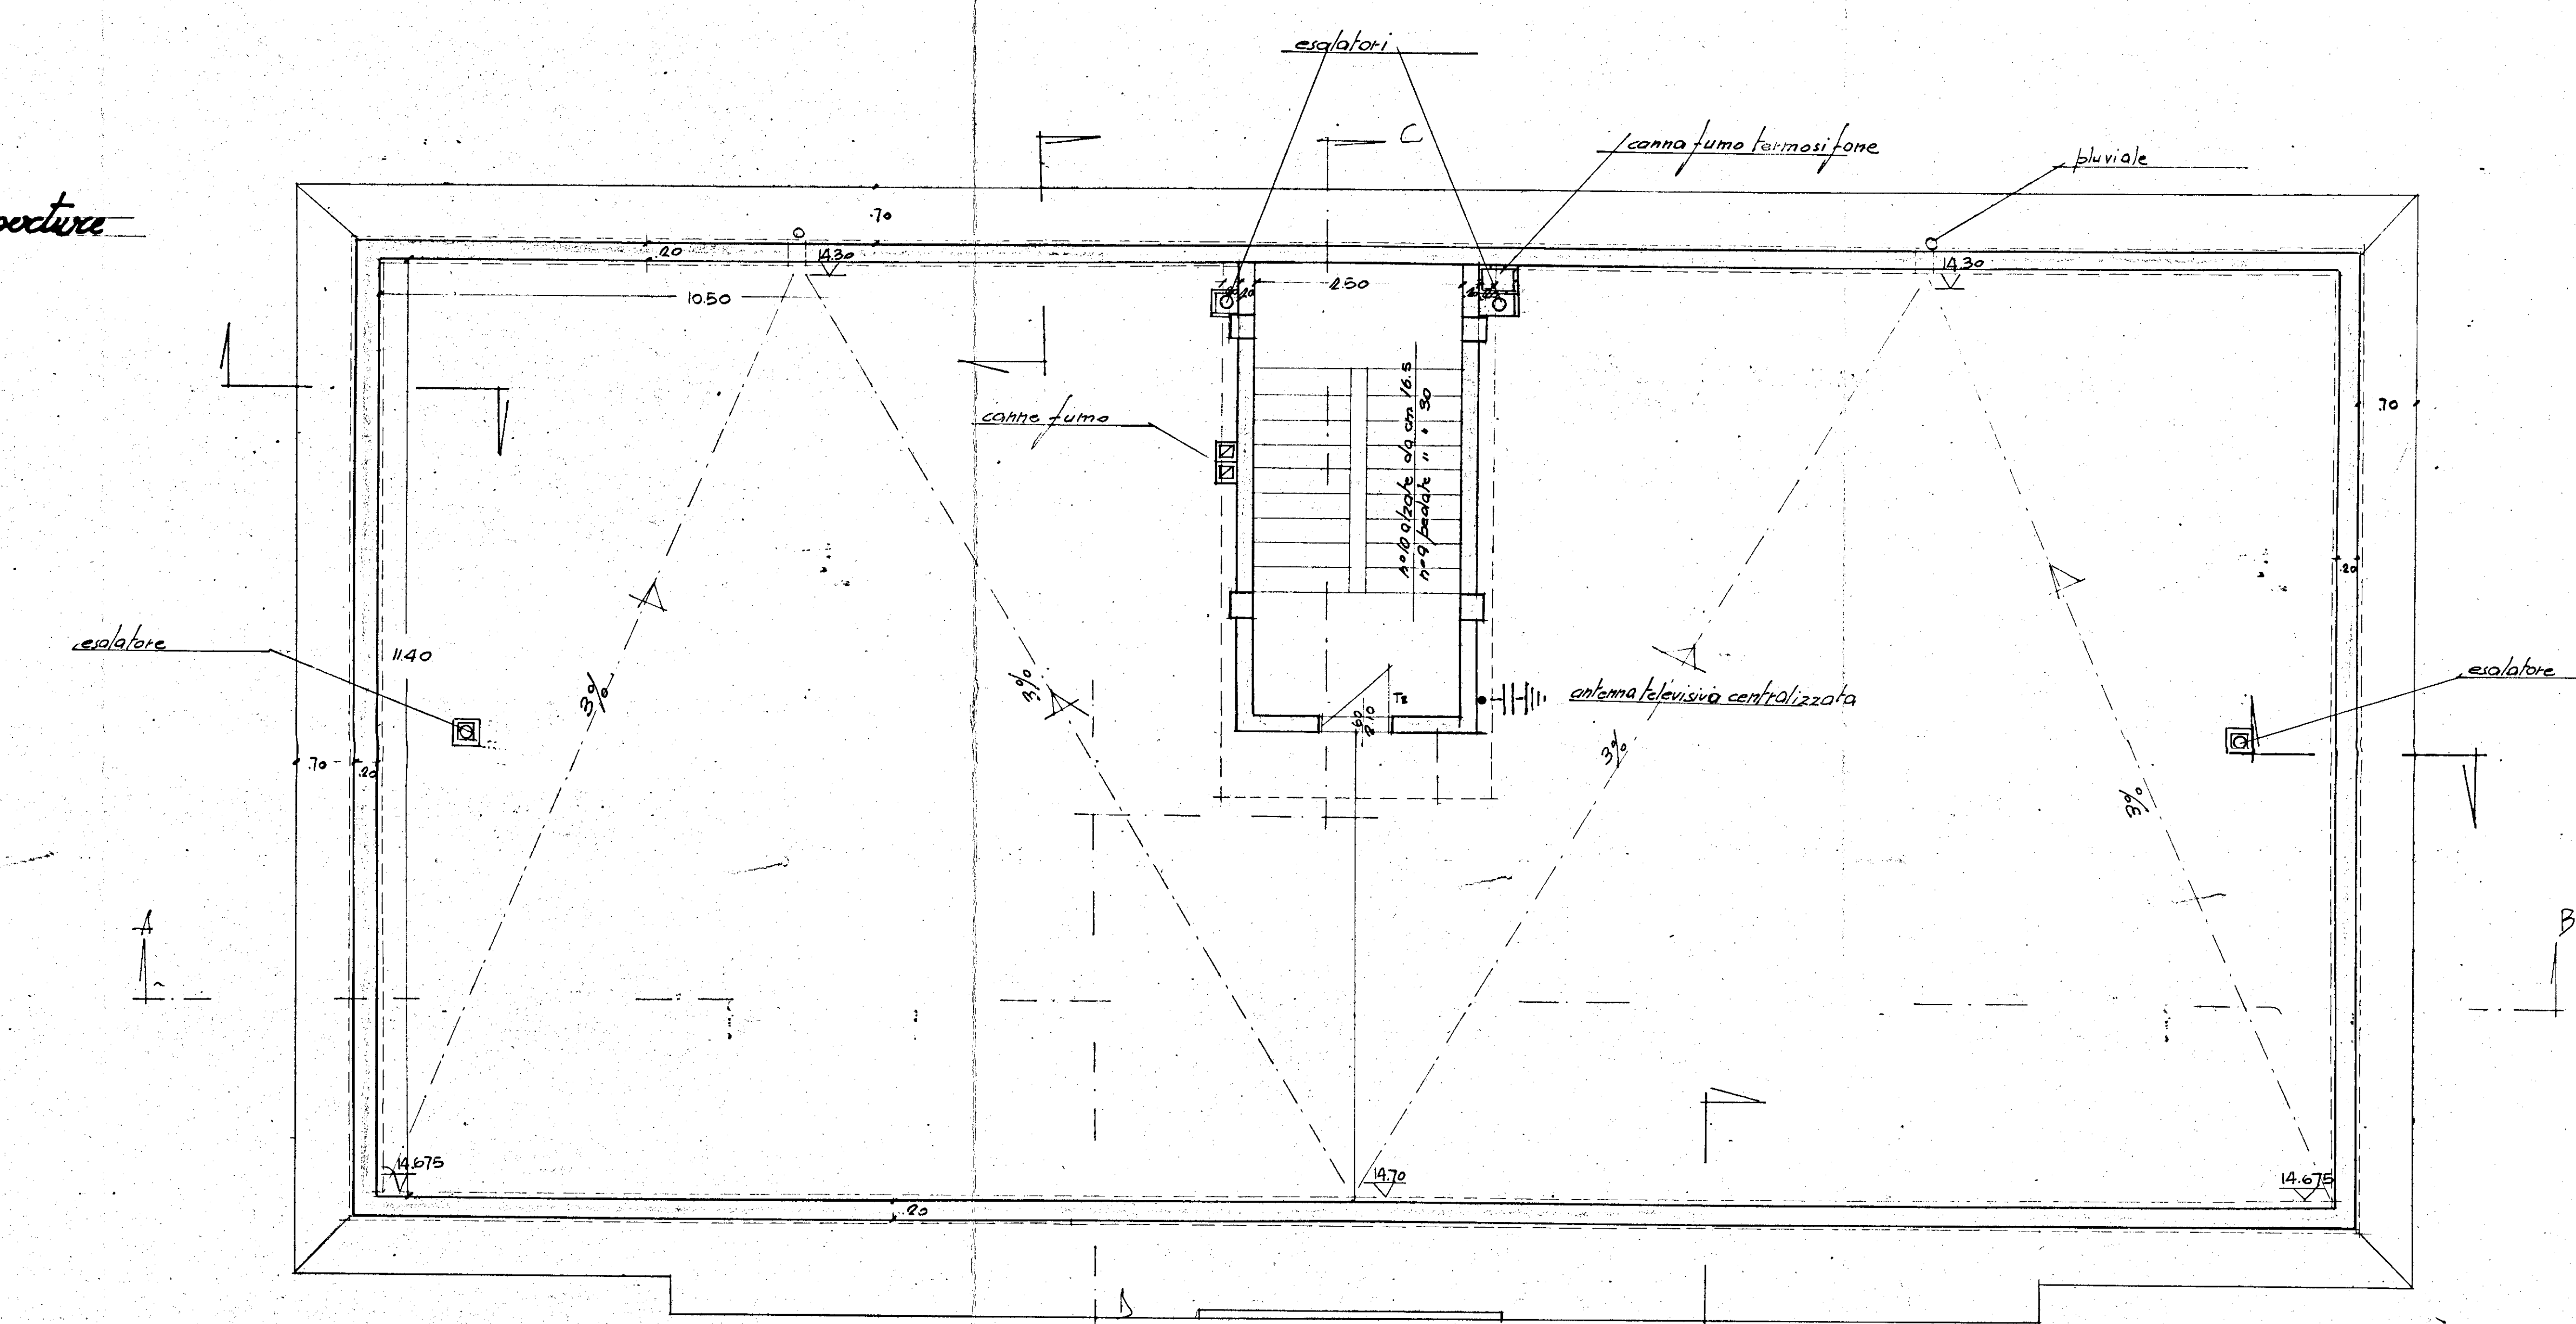

Gestione Case Lariani	INTERVENTO n° 82	Lavoro Appaltato
18066 14/2/53 n° 60		I.A.C.P.
QUARTIERE CEP-RIONE PARANISO - EDILIZIA JOVENIQUINA	BRUNO	4
PIANTE	scala 1:50	PALAZZINA 5
ING. A. VIRELLI TORALDI	EDILIZIA	1977
ING. A. VIRELLI TORALDI	EDILIZIA	1977
ING. S. GALLI	EDILIZIA	1977
ING. A. MARIANI	EDILIZIA	1977
DIREZIONE LAVORI	I.A.C.P.	1977