

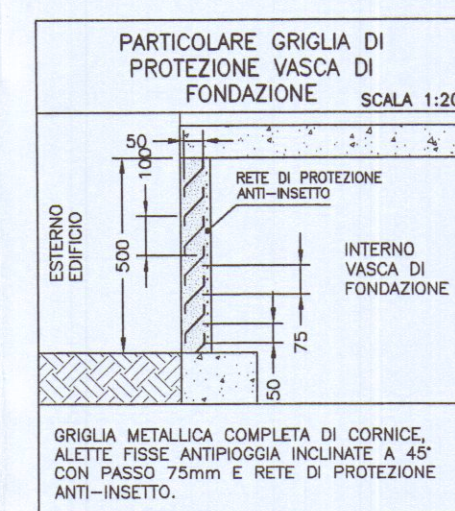
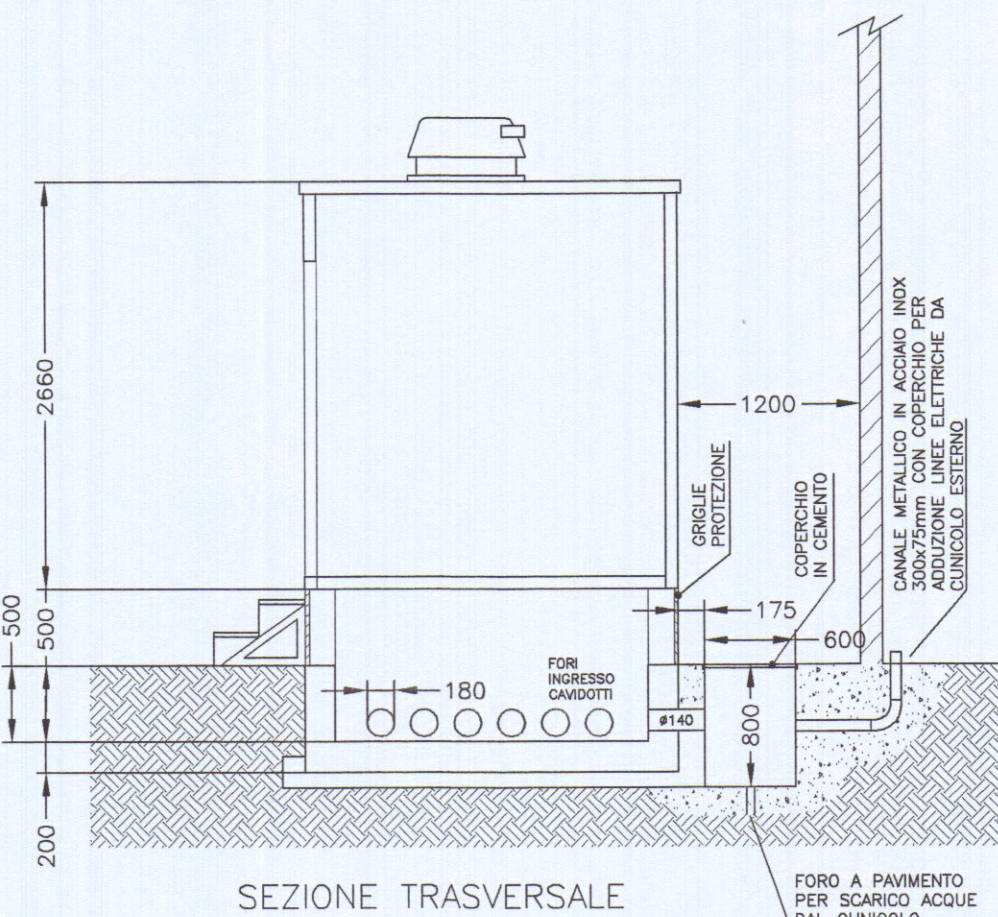
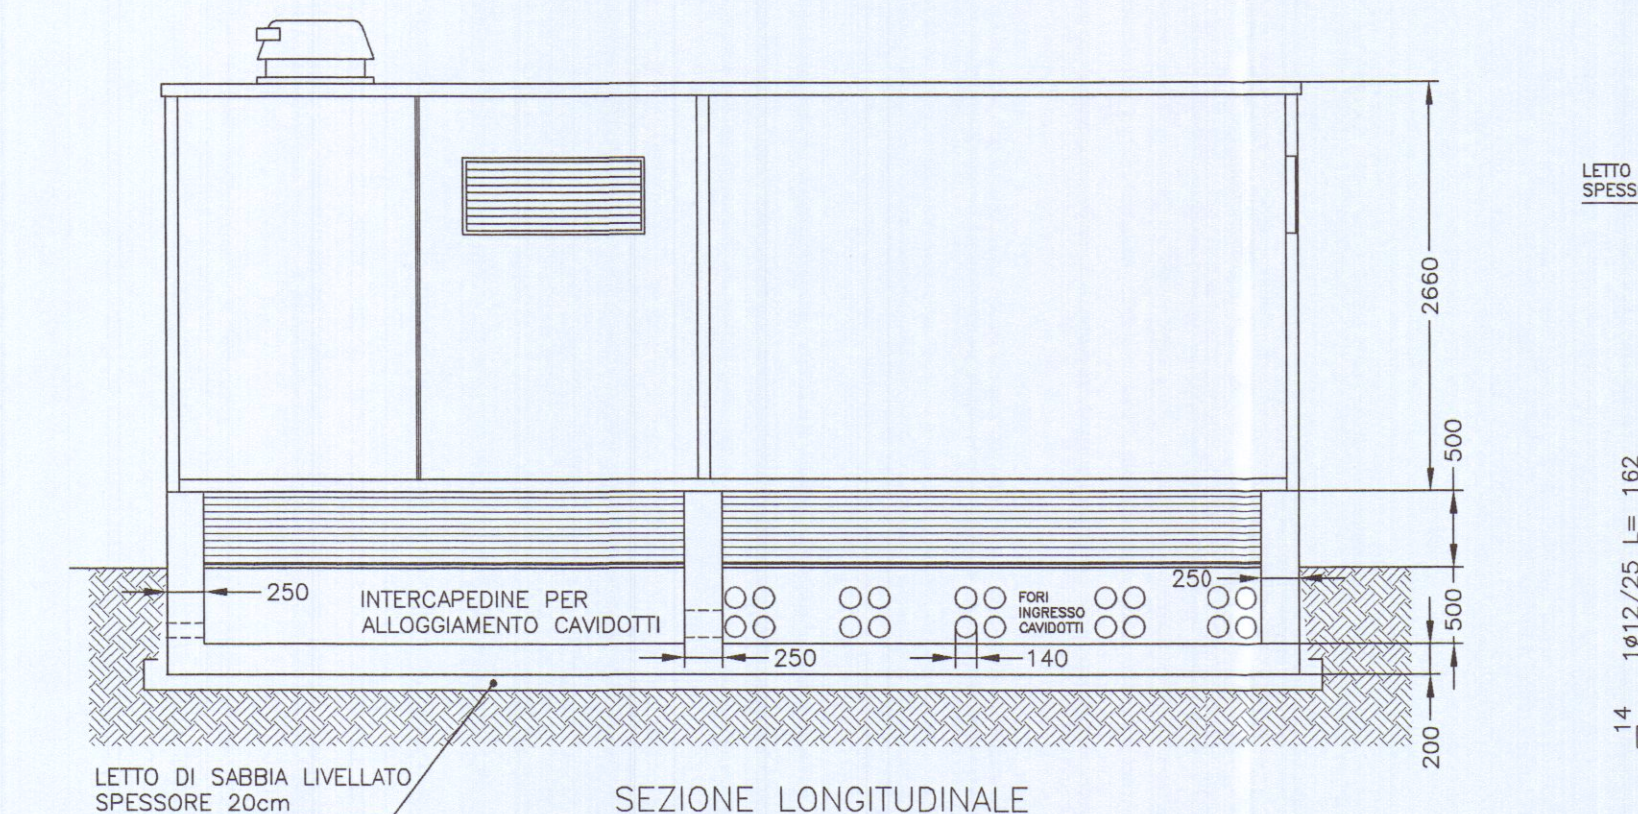
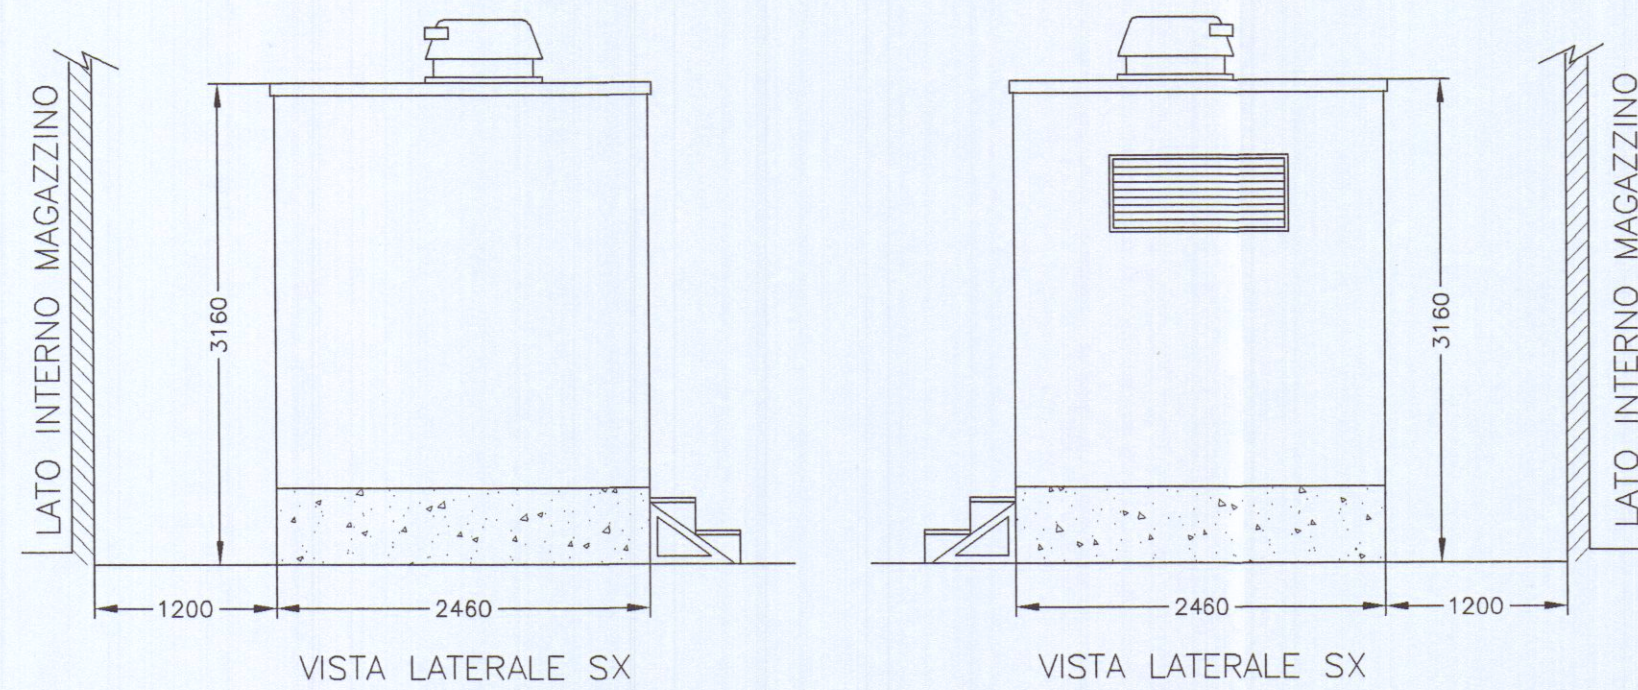
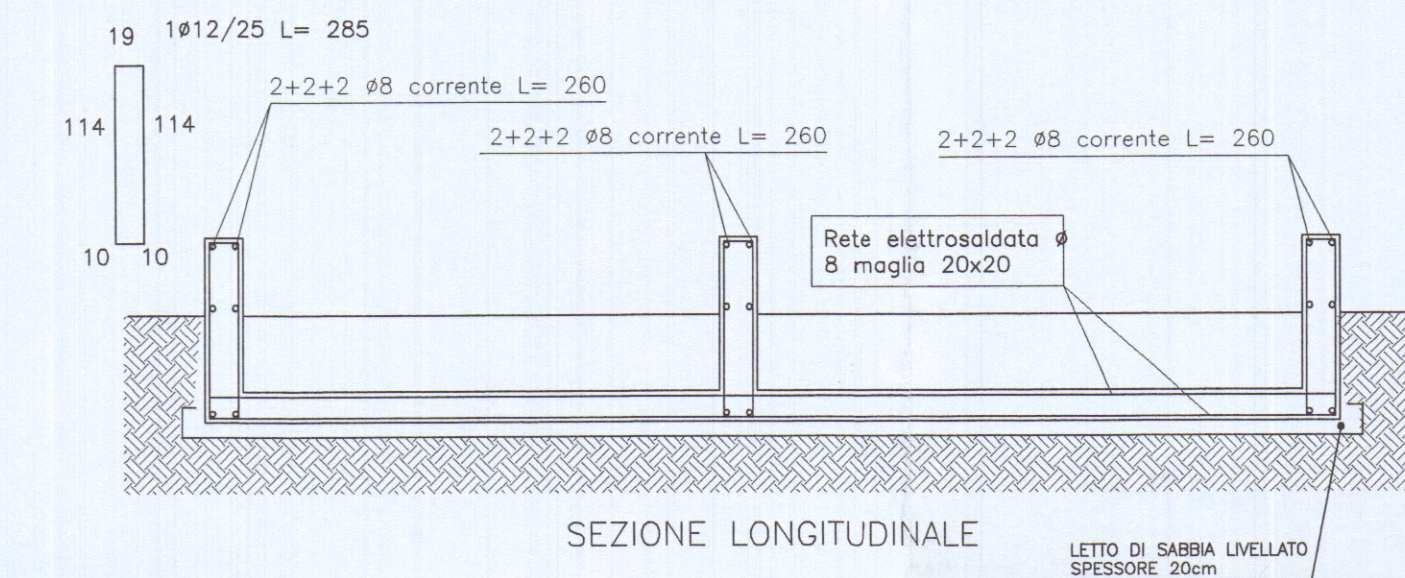


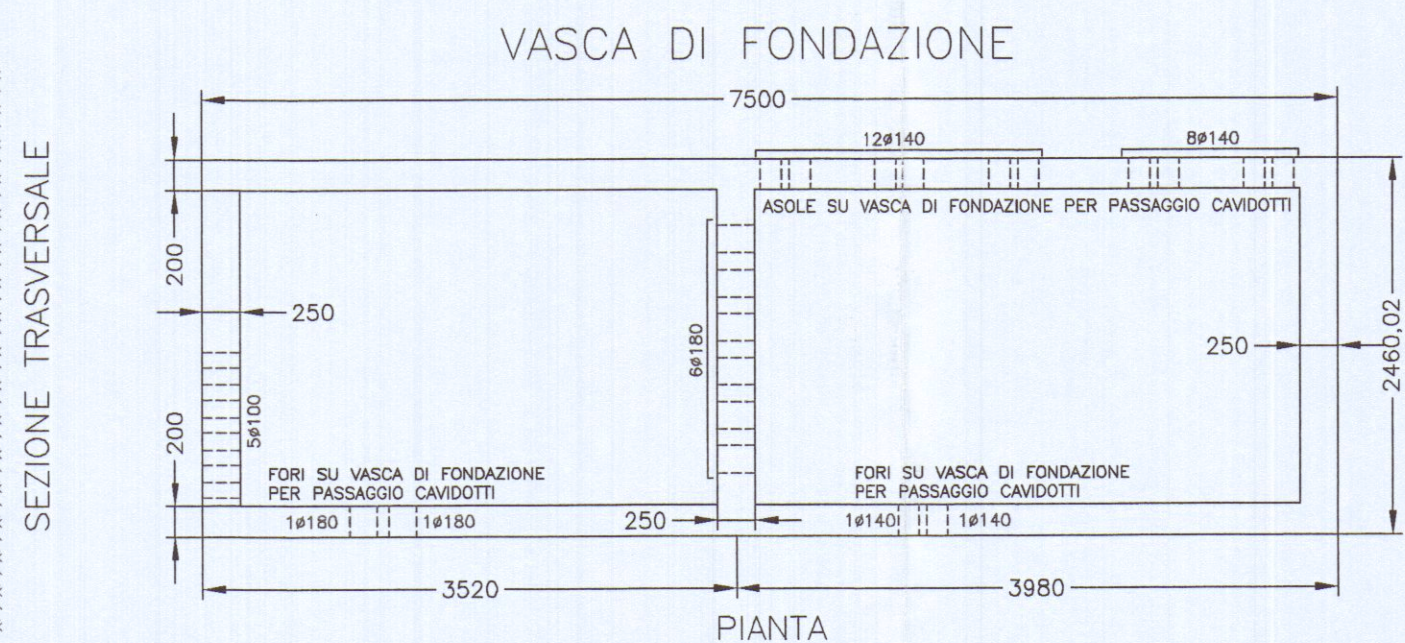

LEGENDA	
	PORTA IN VETRORESINA A DOPPIA ANTA OMOLOGATA ENEL L=1,20m H=2,15m CON GRIGLIE DI AREAZIONE
	CONTROPORTA IN LAMIERA ZINCAT PERFORATA IP2X, A DOPPIA ANTA CON SERRATURA APER PER INTERBLOCCO CON QUADRO MT A MONTE
	CONDUTTORE DI TERRA
	COLLETTORE PRINCIPALE DI TERRA
	CONDUTTORE DI PROTEZIONE
	CONDUTTORE EQUIPOTENZIALE PRINCIPALE
	NEUTRO
	DISPENSORE INTENZIONALE
	DISPENSORE DI FATTO
	PIATTO DI Cu 30x3mm
	CORDA DI RAME NUDA 1x35mmq
	SIGLATURA CAVO CON SISTEMA IMPEDIBILE PER IDENTIFICAZIONE CONDUTTORE
	POZZETTO ROMPIPISTURA CON CHIUSINO E LAPIDINO IN GHISA CARREABILE D400 (4000N) DIMENSIONI 40x40x50mm CON DISPENSORE A CROCE ZINCATO H=1,5mt ISO50x50mm, COMPLETO DI CARTELLO MONITORE
	POZZETTO ISPEZIONABILE NELLE DIMENSIONI UTILI INTERNE DI 100x100x120cm (salvo diversa indicazione in pianta : profondità maggiorata) CON LAPIDINO E CHIUSINO IN GHISA CARREABILE D400 (4000N) (MPIANTI MT)
	POZZETTO ISPEZIONABILE NELLE DIMENSIONI UTILI INTERNE DI 80x80x100cm (salvo diversa indicazione in pianta : profondità maggiorata) CON LAPIDINO E CHIUSINO IN GHISA CARREABILE D400 (4000N) (MPIANTI BT)
	POZZETTO ISPEZIONABILE NELLE DIMENSIONI UTILI INTERNE DI 60x60x80cm (salvo diversa indicazione in pianta : profondità maggiorata) CON LAPIDINO E CHIUSINO IN GHISA CARREABILE D400 (4000N) (MPIANTI AUX)
	POZZETTO ISPEZIONABILE NELLE DIMENSIONI UTILI INTERNE DI 40x40x60cm (salvo diversa indicazione in pianta : profondità maggiorata) CON LAPIDINO E CHIUSINO IN GHISA CARREABILE D400 (4000N) (MPIANTI ANTINFIDUCIO)
	CAVODOTTO FLESSIBILE DOPPIA PARETE ϕ 160mm (CEI EN 50086-1-2-4 RESISTENZA ALLA COMPRESSIONE NON INFERIORE A 450 N) PROFONDITA' D'INTERAMENTO MINIMO 1m NELLE QUANTITA' INDICATE IN PIANTA (MPIANTI MT)
	CAVODOTTO FLESSIBILE DOPPIA PARETE ϕ 125mm (CEI EN 50086-1-2-4 RESISTENZA ALLA COMPRESSIONE NON INFERIORE A 450 N) PROFONDITA' D'INTERAMENTO MINIMO 0,6m NELLE QUANTITA' INDICATE IN PIANTA (MPIANTI BT)
	CAVODOTTO FLESSIBILE DOPPIA PARETE ϕ 125mm (CEI EN 50086-1-2-4 RESISTENZA ALLA COMPRESSIONE NON INFERIORE A 450 N) PROFONDITA' D'INTERAMENTO MINIMO 0,5m NELLE QUANTITA' INDICATE IN PIANTA (MPIANTI AUX)
	CAVODOTTO FLESSIBILE DOPPIA PARETE ϕ 75mm (CEI EN 50086-1-2-4 RESISTENZA ALLA COMPRESSIONE NON INFERIORE A 450 N) PROFONDITA' D'INTERAMENTO MINIMO 0,5m NELLE QUANTITA' INDICATE IN PIANTA (MPIANTI ANTINFIDUCIO)

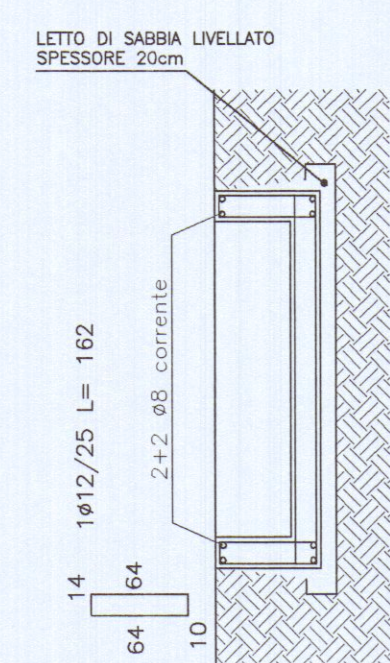

NOTE

 






 
IL LOCALE CONTENENTI IL TRASFORMATORE DOVRÀ ESSERE DOTATO DI IDONEE GUIDE DI SCORRIMENTO BLOCCATE SALDAMENTE AL PAVIMENTO.

TUTTE LE CABINE MT UTENTE DOVRANNO ESSERE DOTATE DI:

- 1) LAMPADA DI EMERGENZA PORTABILE 10W IDIO;I
- 2) ESTINTORE PORTABILE CO2 IL.5;
- 3) PAIO DI GUANTI DIELETTICI 24KV;
- 4) PEDANA ISOLANTE ANIGROSCOPICA 24KV;
- 5) SERIE COMPLETA CARTELLI MONITORI;
- 6) SCHEMA ELETTICO MT CABINA (SOTTOVETTO);

TUTTI I CAVIDOTTI COSTITUENTI LE POLIFORE O MONOFORE DEVRANNO TASSATIVAMENTE ESSERE DOTATI DI GUIDA METALLICA TIRAFILO

PER QUANTO CONCERNE LA PARTE STRUTTURALE DELLA VASCA DI FONDAZIONE SI RIMANDA AL RELATIVO PROGETTO REDATTO DALL'ING. AGOSTARINI

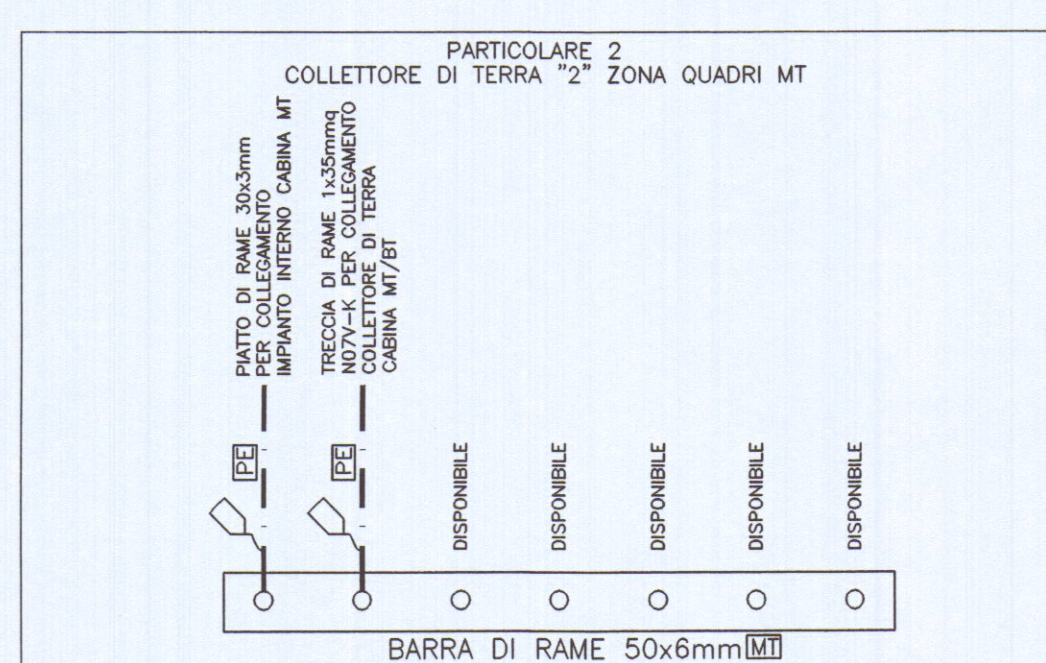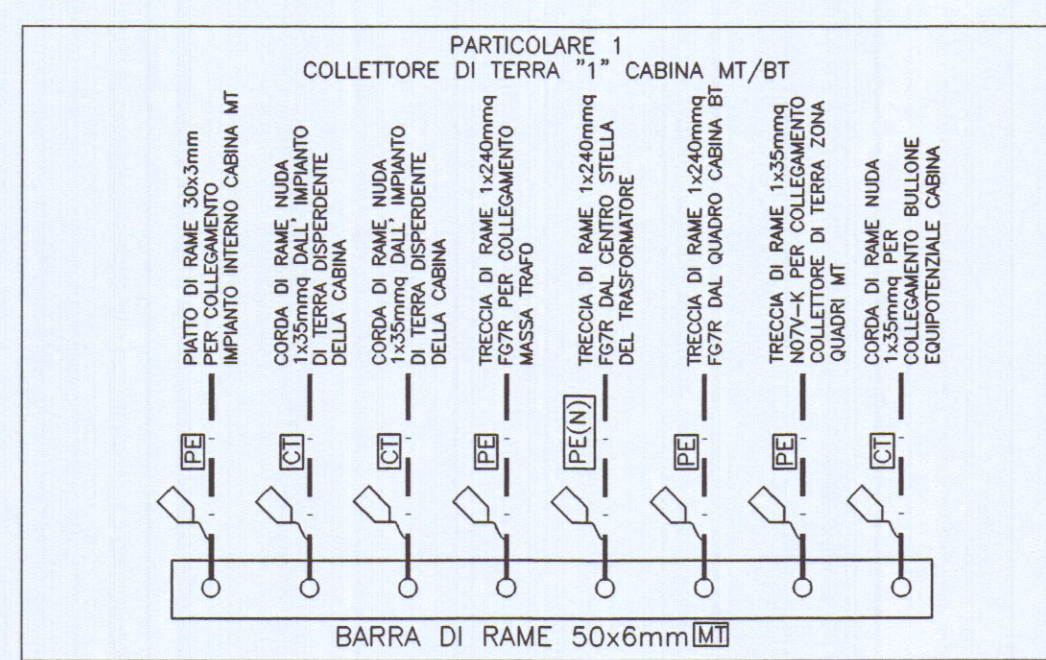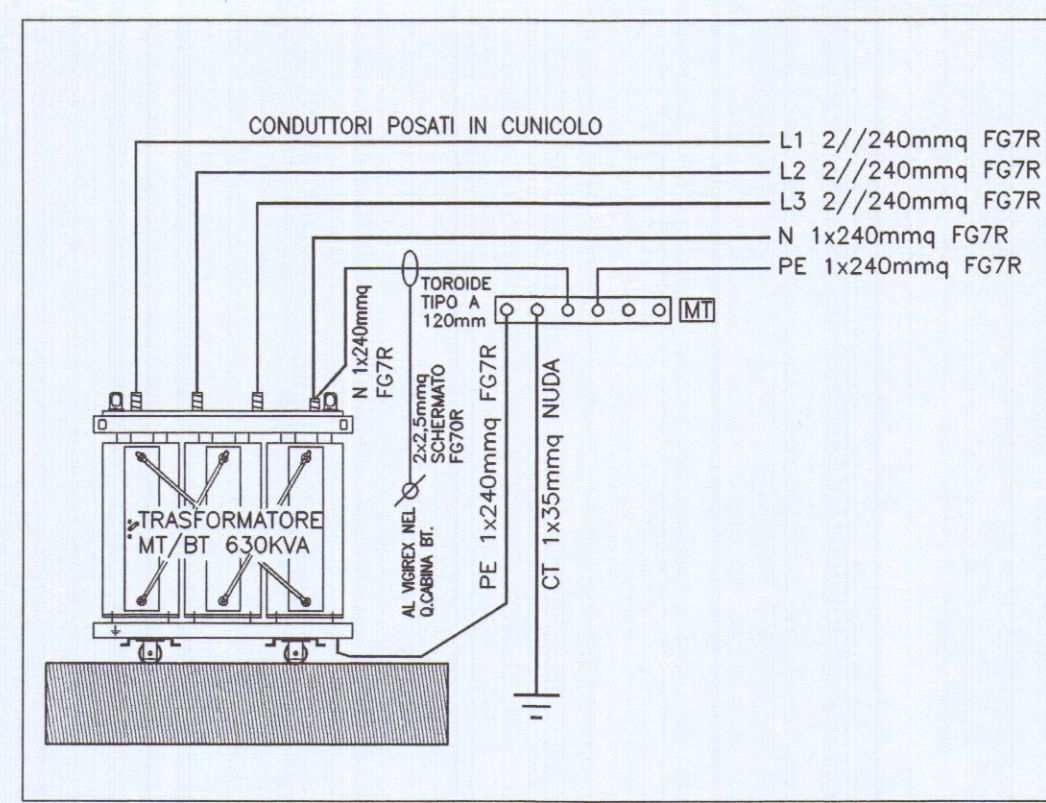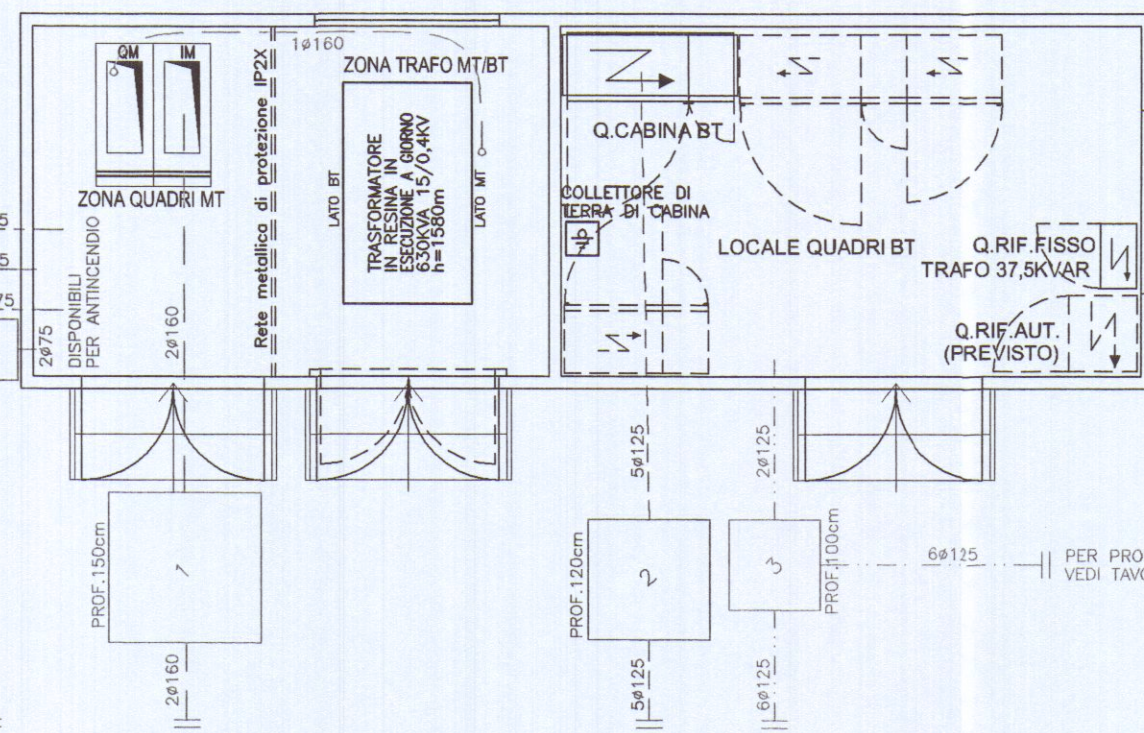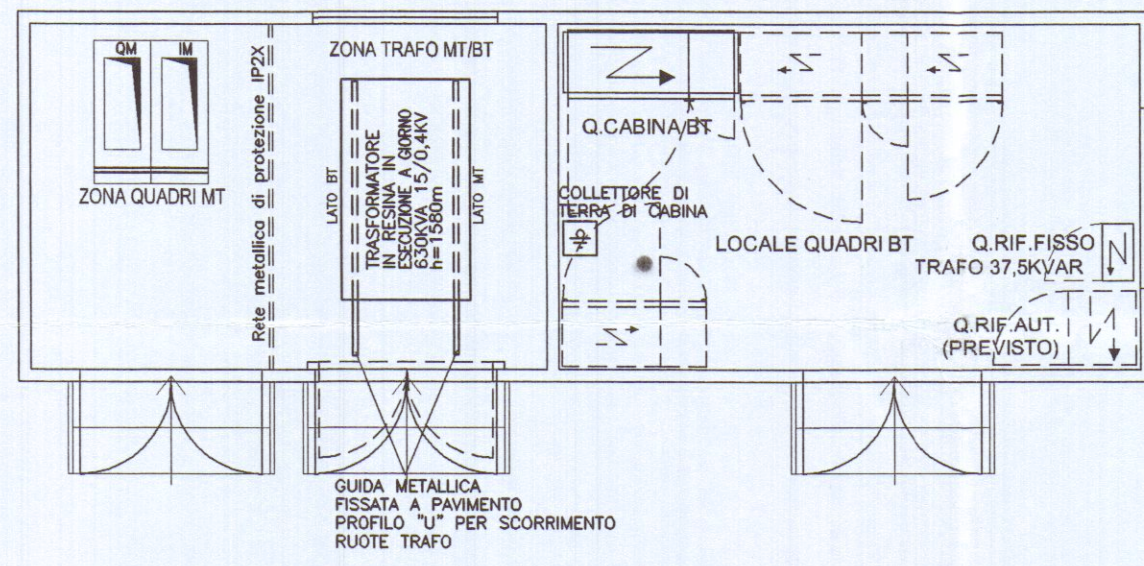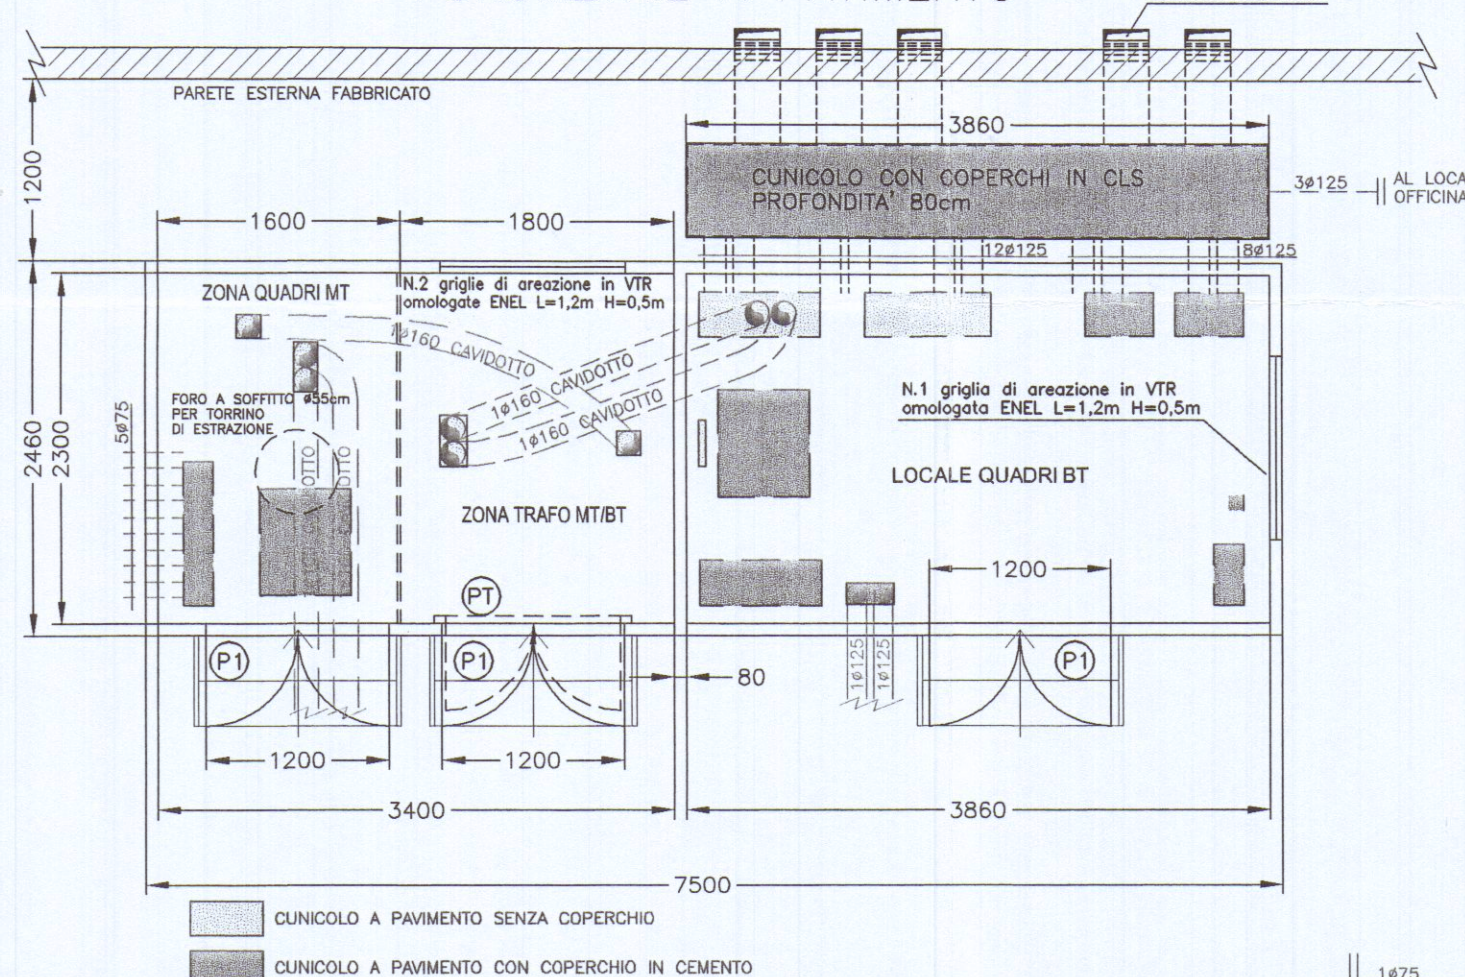

PROGETTO ARCHITETTONICO
Arch. NICOLETTA NARDI
via G.Baratta 2b 54036 Marina di Carrara - Carrara (MS)

PROGETTO STRUTTURE C.A.
Ing. DANTE LAGOMARSINI
via Turati 41 54031 Avenza - Carrara (MS)

PENTIUM
ASSOCIATI

52100 AREZZO via P. Colamandrei 139 Tel.-fax 0575/24777-351451

DESIGNAZIONE INTERVENTO

PROGETTO IMPIANTO ELETTRICO
CABINE DI TRASFORMAZIONE MT/BT

COMMITTENTE

AREA S.p.A.
Viale D. Zaccagna n.34
Marina di Carrara (MS)

LOCALITA' D'INSTALLAZIONE

Area retroportuale di Marina di Carrara
Viale D. Zaccagna
Marina di Carrara (MS)

OGGETTO

- Distribuzione luce, F.M. ed impianti di terra;
- Pianta, prospetti e posizionamento apparecchiature;

CABINA DI TRASFORMAZIONE MT/BT "F"
"EDIFICIO F"

TAVOLA N. E7


SCALA 1:50

DATA Novembre 2006


AGGIORNAMENTI

IL TECNICO	
------------	--

LA DIFFUSIONE E RIPRODUZIONE, ANCHE PARZIALE, DI QUESTO ELABORATO E' VIETATA A TERMINI DI LEGGE

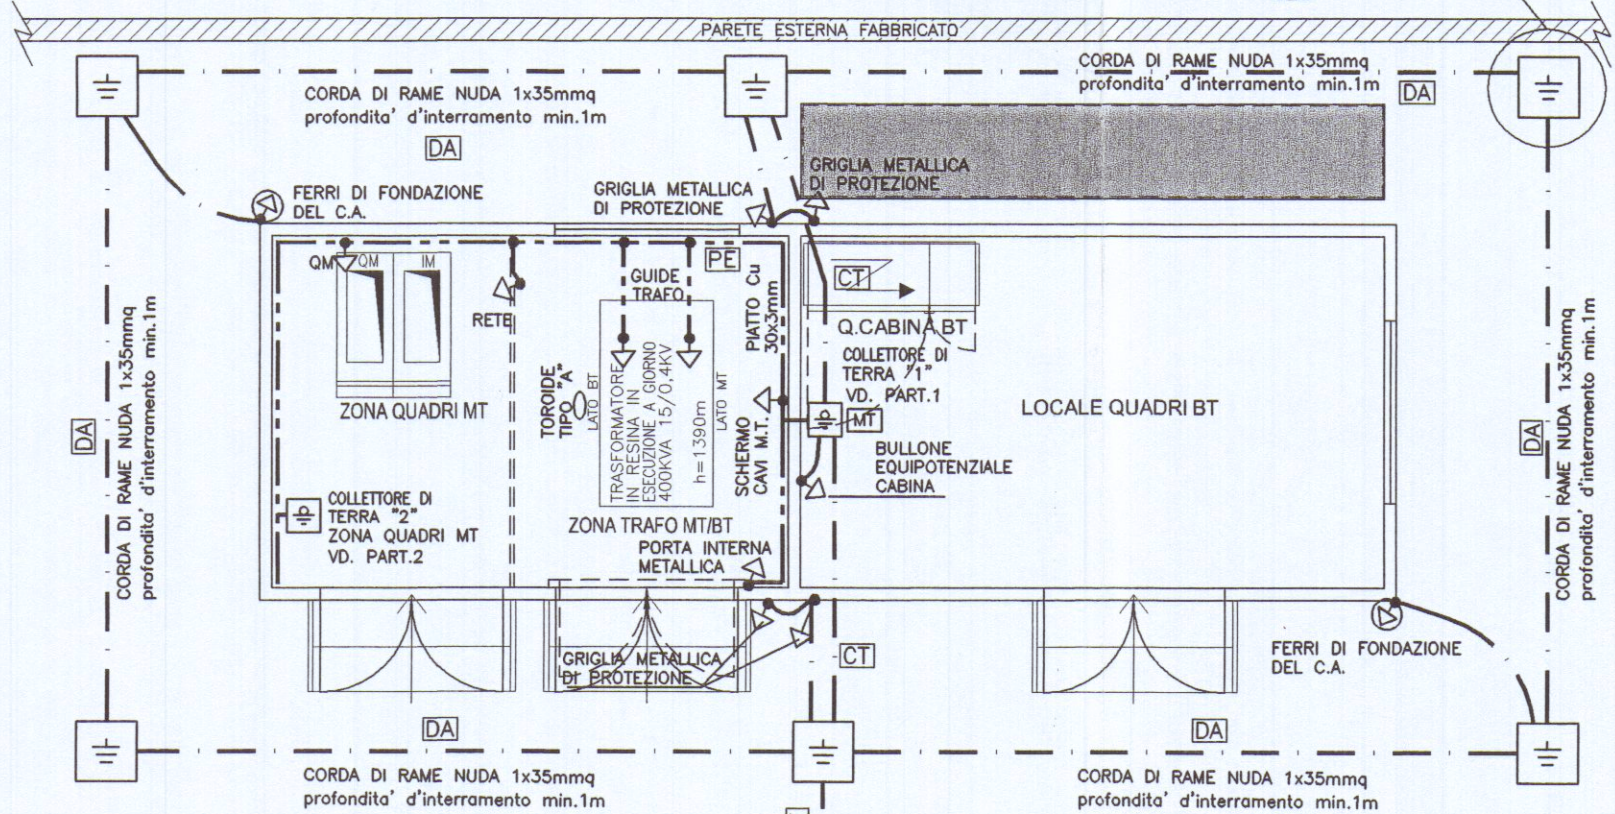

Collegamento all'impianto di terra delle cabine MT/BT remote (vd. Tav. E1) tramite CORDA DI RAME NUDA 1x35mmq profondità d'interramento min.1m

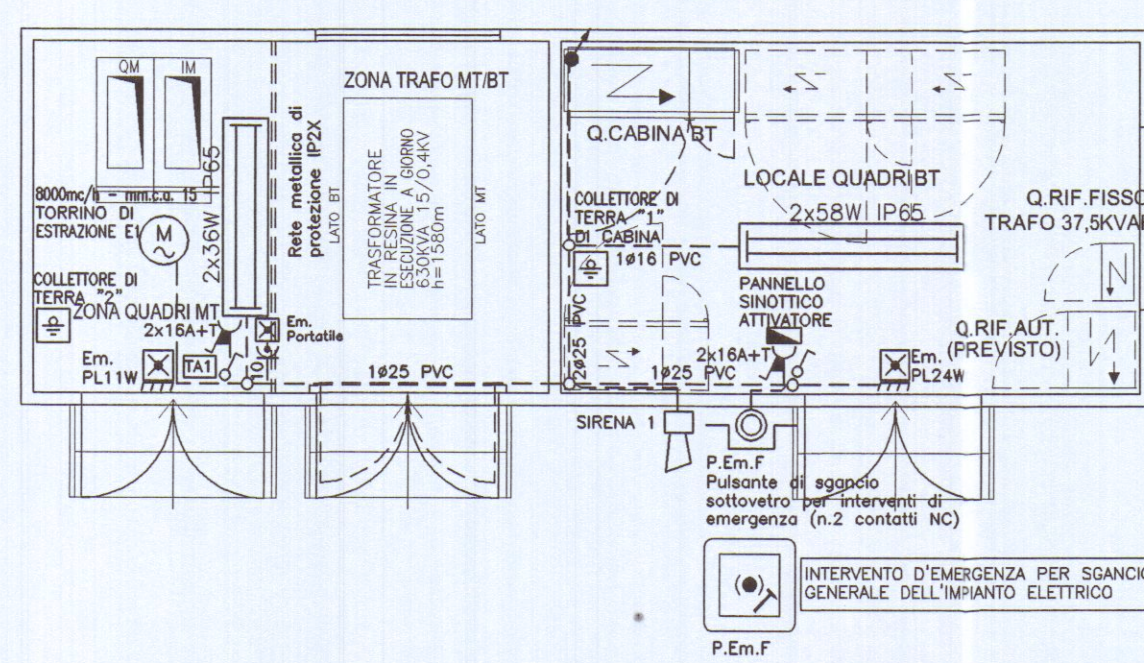

PER PROSEGUIMENTO VEDI TAVOLA E1