



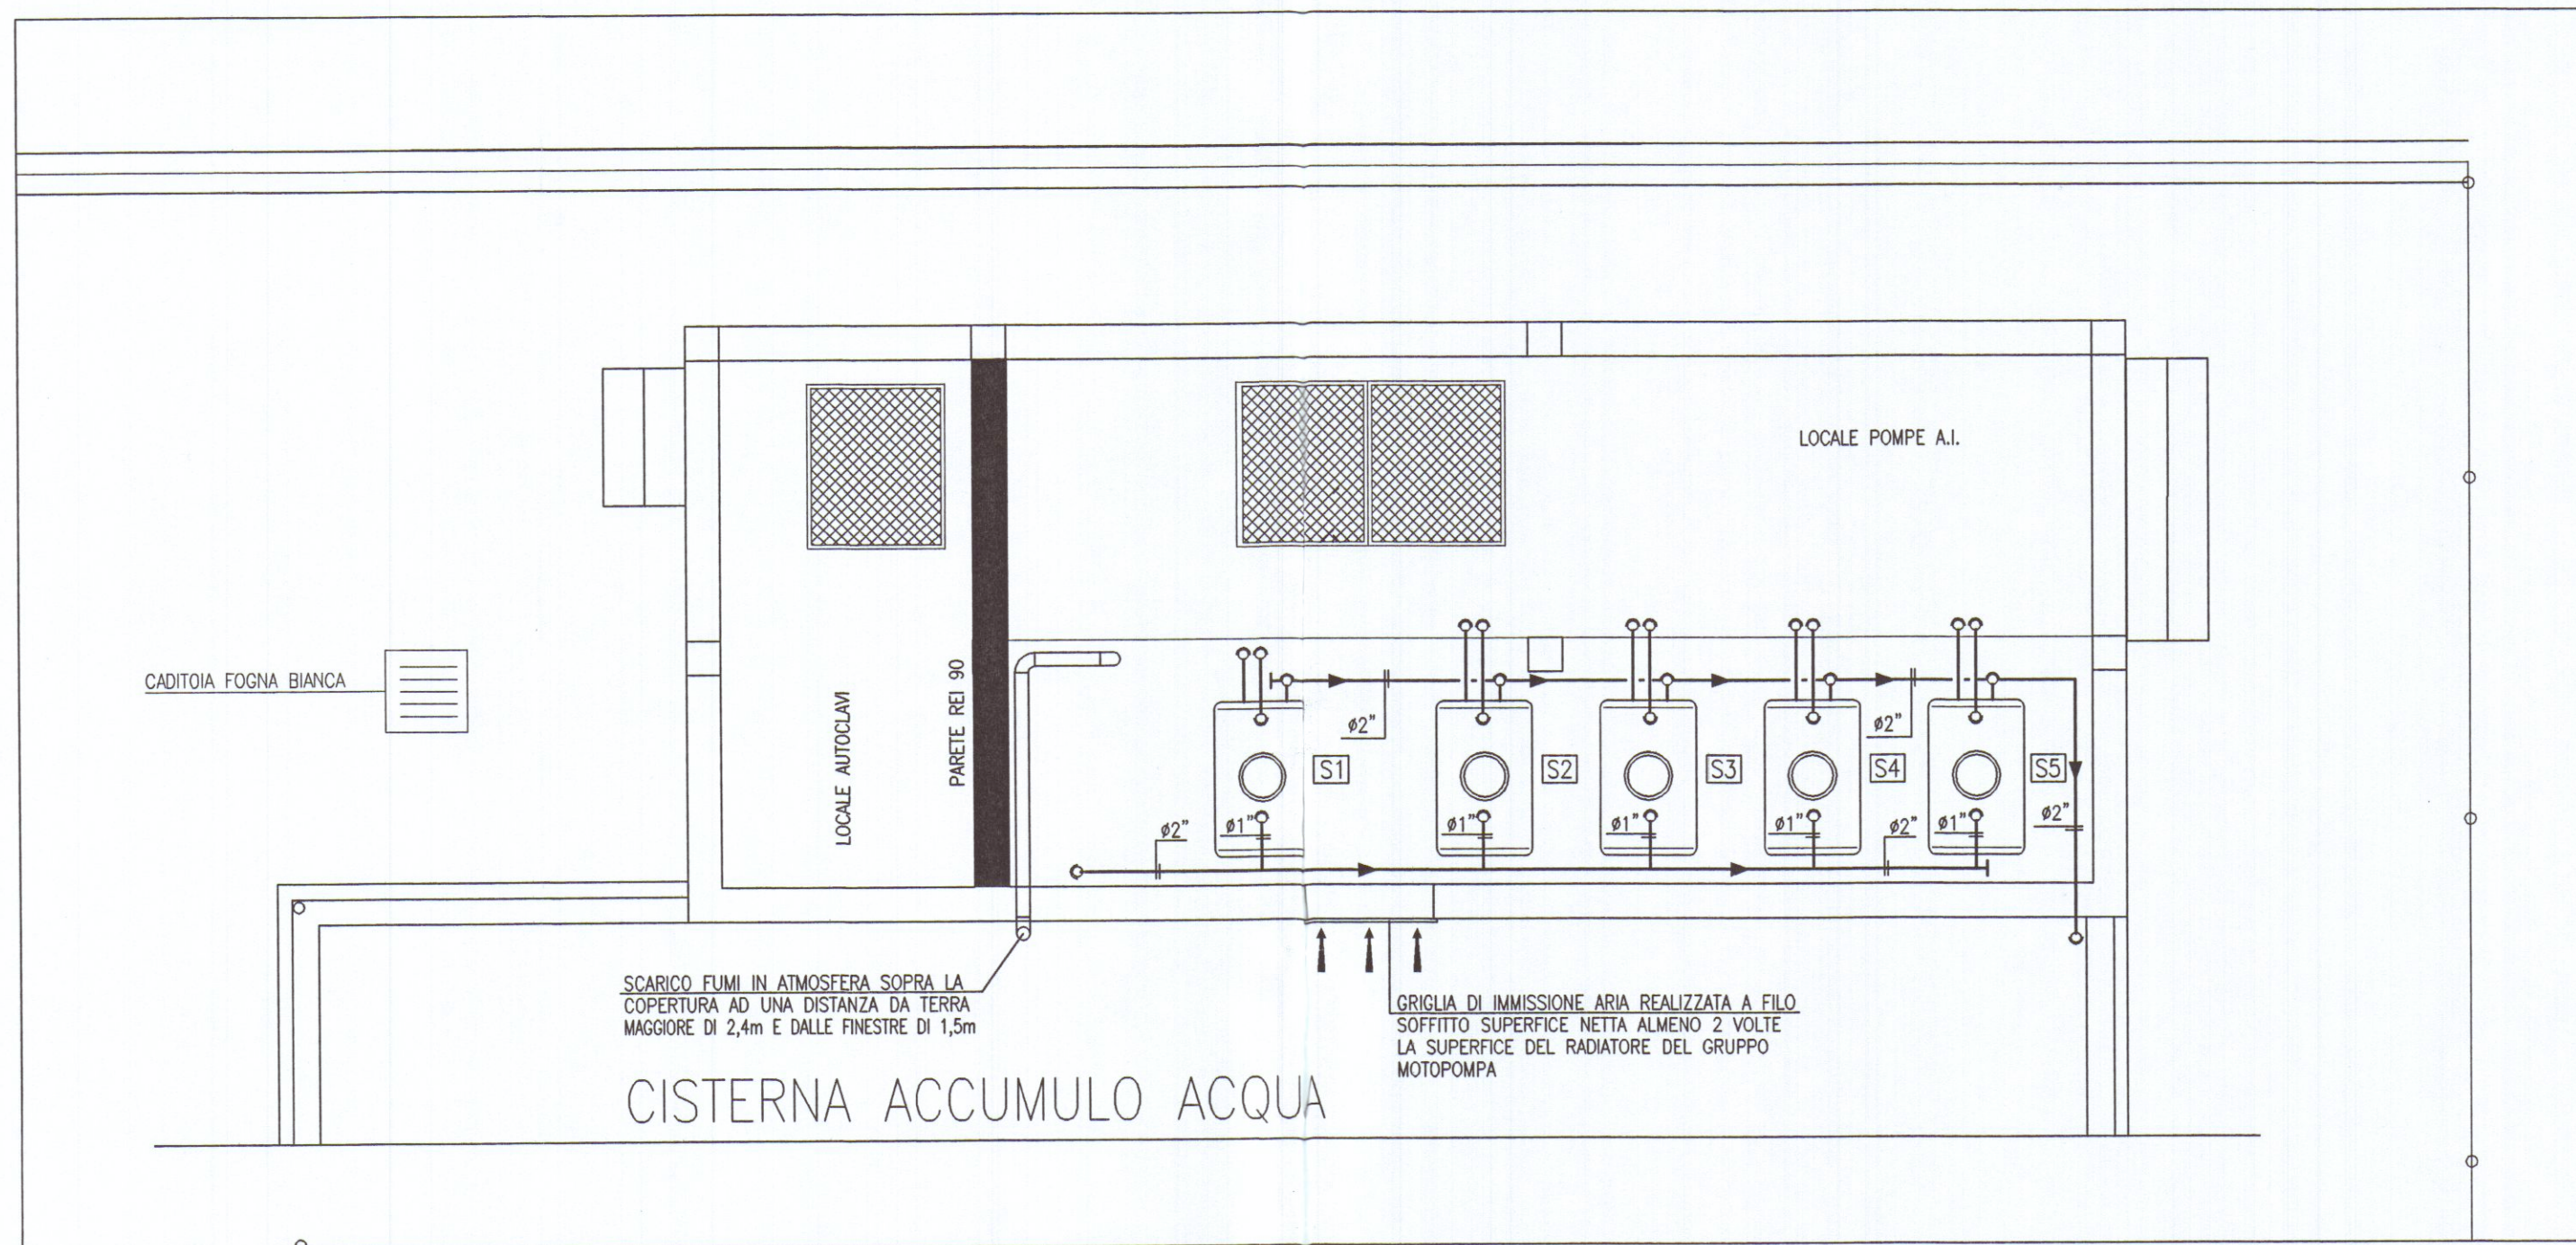

PIANTA PIANO AMMEZZATO

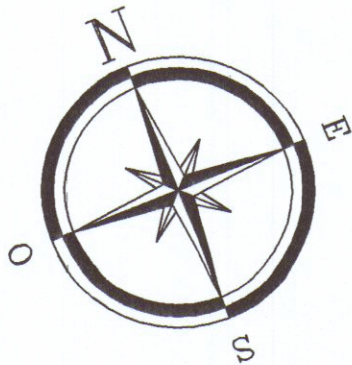

ENRICO BERTI ingegnere
CLAUDIO CASI perito industriale
STEFANO MASINI perito industriale
G. LUCA MENCHETTI perito industriale

52100 AREZZO via P. Calamandrei 139 Tel.-fax 0575/24777-351451
e-mail: studio@pentium.f2n.it

DESIGNAZIONE INTERVENTO

PROGETTO IMPIANTO ANTINCENDIO

COMMITTENTE

A.R.e.A. S.p.A.

LOCALITA' D'INSTALLAZIONE

V.le ZACCAGNA
LOC. MARINA DI CARRARA 54036 CARRARA

OGGETTO

- PIANTA PIANO AMMEZZATO
CENTRALE IDRICA E ANTINCENDIO

TAVOLA N. 2

SCALA 1:50

DATA Maggio 2007

AGGIORNAMENTI

Agg. Settembre 2010

Agg. Luglio 2011

Agg. Ottobre 2011

IL TECNICO



LO STUDIO SI RISERVA LA PROPRIETA' DI QUESTO ELABORATO A TERMINI DI LEGGE. E' VIETATA LA RIPRODUZIONE ANCHE PARZIALE O LA SUA CESSIONE A TERZI SENZA SPECIFICA AUTORIZZAZIONE.