


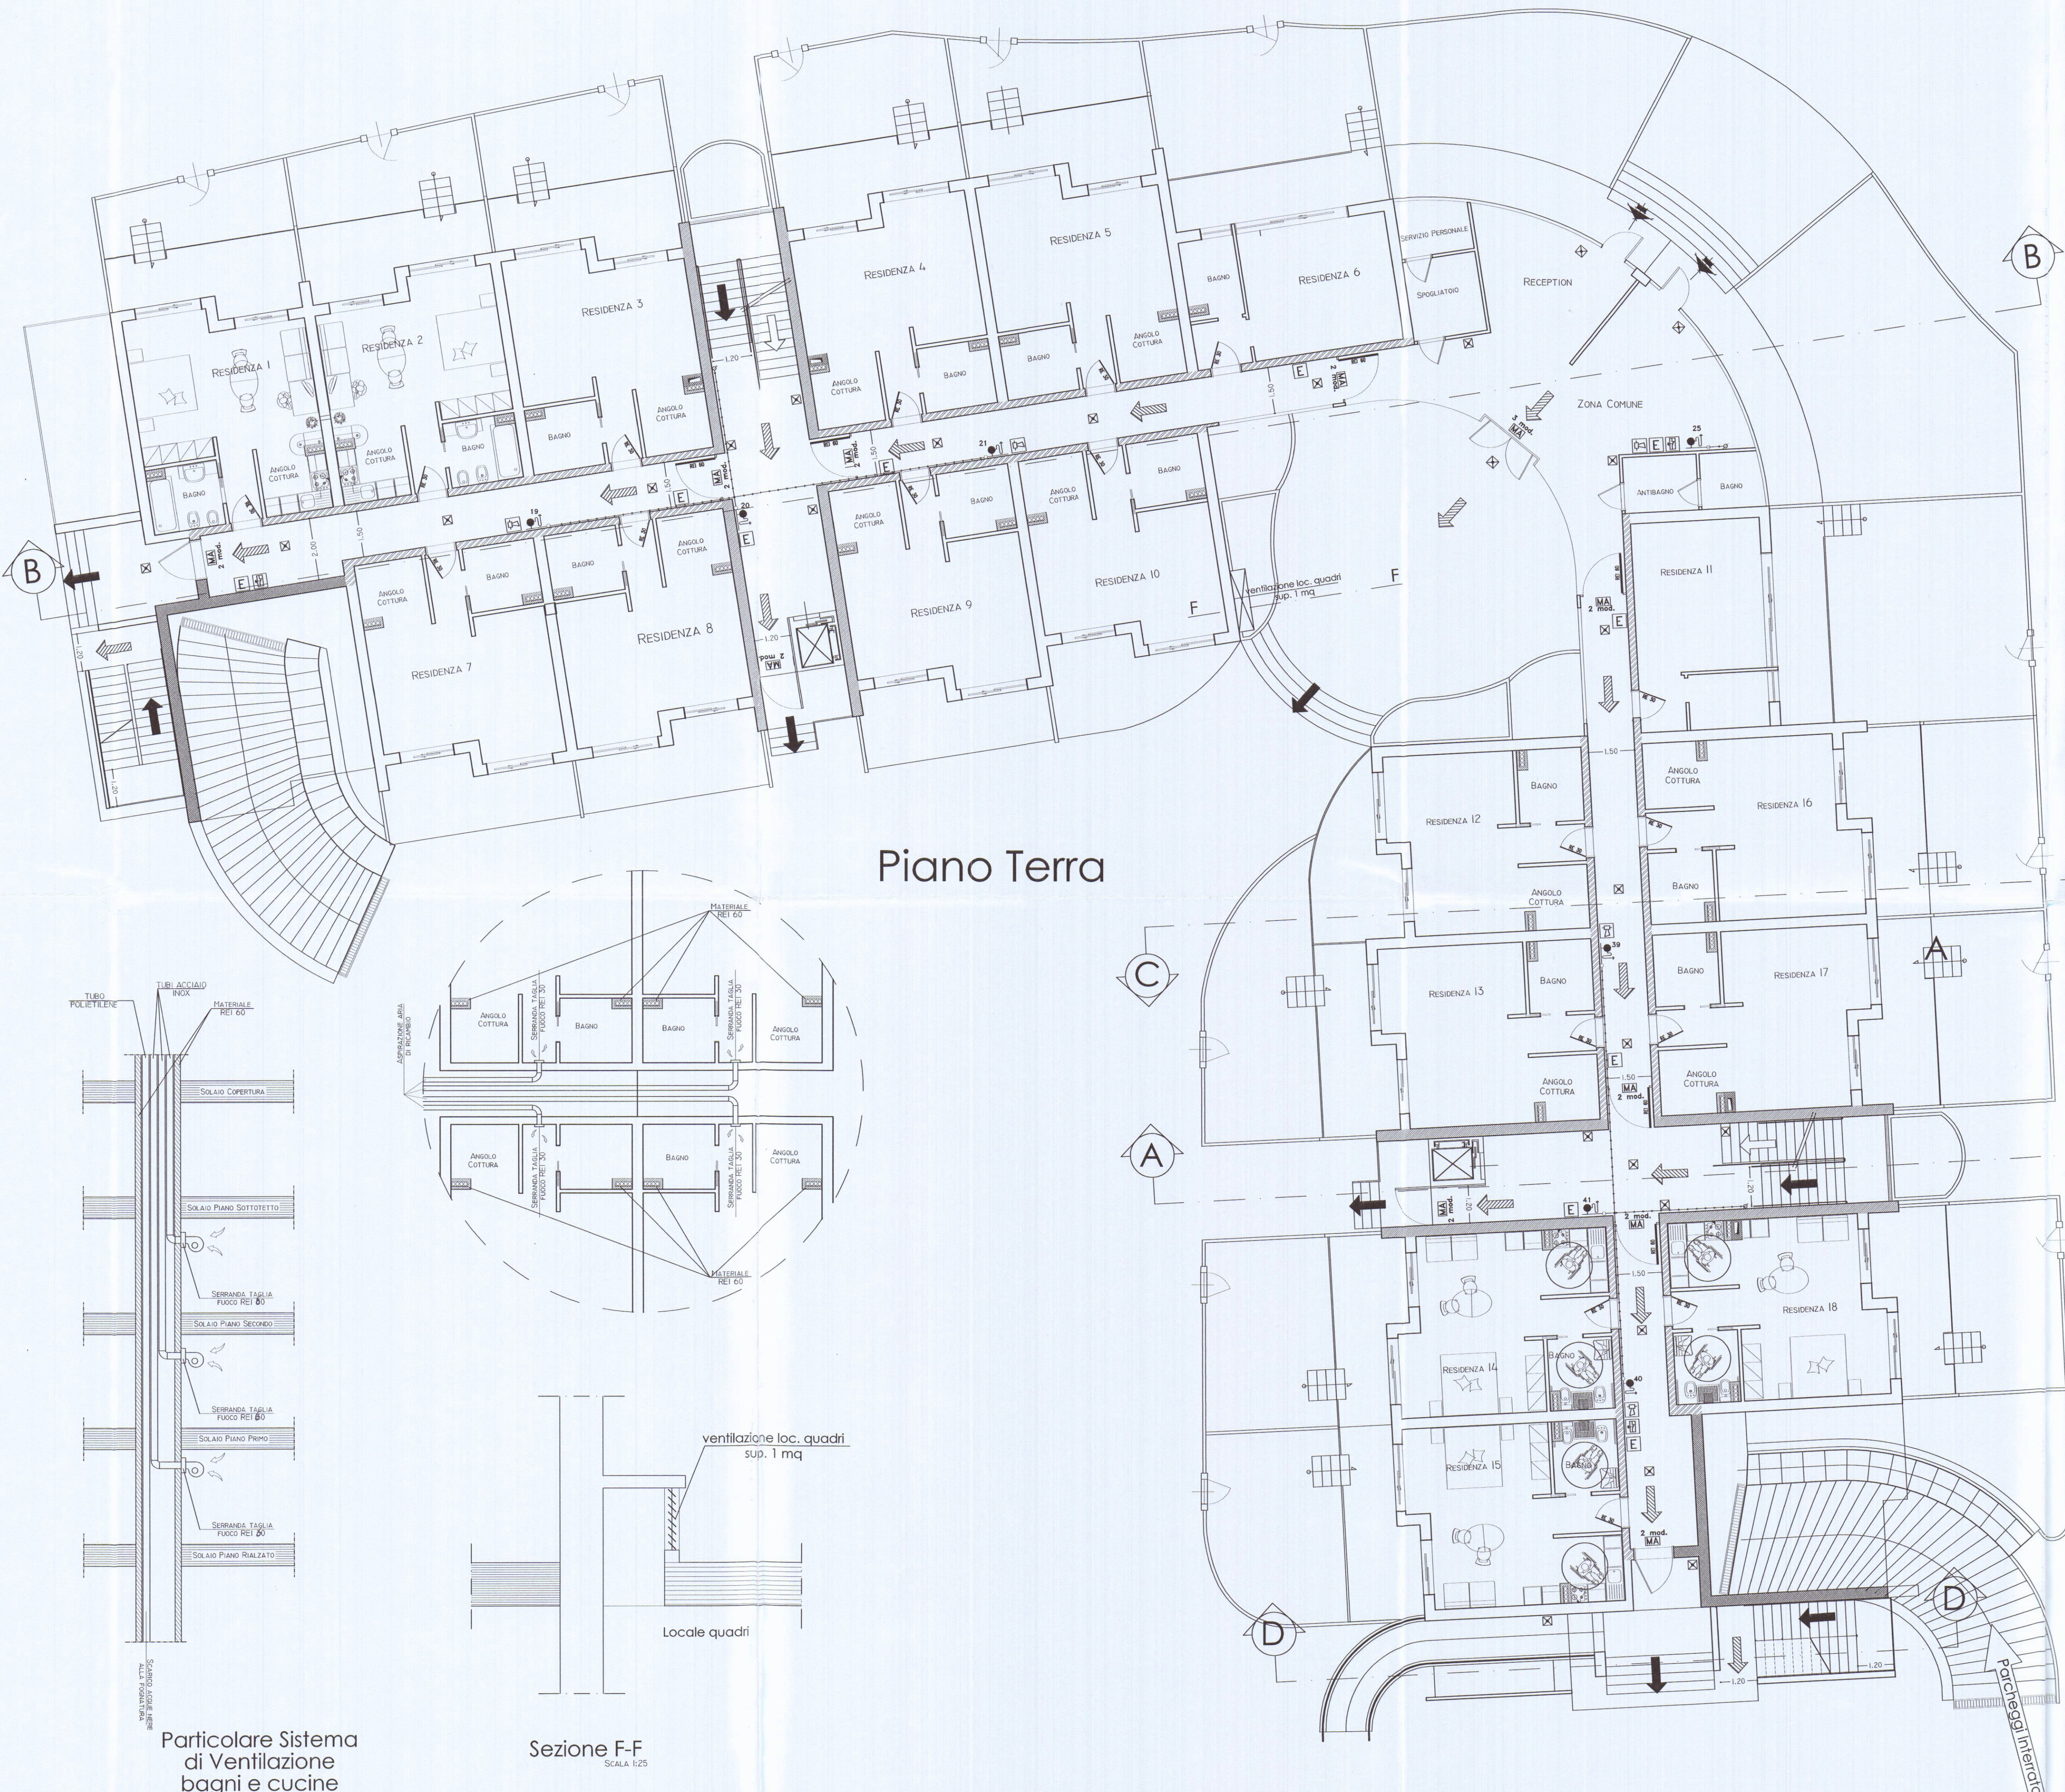

Piano Terra

LEGENDA SIMBOLI	
	USCITA DI SICUREZZA ORIZZONTALE
	USCITA DI SICUREZZA VERSO IL BASSO
	USCITA DI SICUREZZA VERSO L'ALTO
	LUCE DI EMERGENZA
	MANIGLIA ANTIPANICO
	PORTA REI 180
	PORTA REI 120
	PORTA REI 60
	PORTA REI 30
	PARETE REI 180
	PARETE REI 120
	PARETE REI 60
	PARETE REI 30
	SGANCIAITORE DI EMERGENZA
	DIFFUSIONE SEGNALAZIONE ALLARME ACUSTICO
	ESTINTORE A POLVERE
	IDRANTE UNI 45
	ATTACCO MOTOPOMPA
	TUBAZIONE RETE ANTINCENDIO PROTETTA REI 180

COMANDO PROVINCIALE VIGILI DEL FUOCO
MASSA CARRARA
VISTO nulla osta per l'esecuzione agli effetti
della prevenzione incendi, con le prescrizioni di
cui alla lettera N. 11319
il SOSTITUTO DIRETTORE
(Geom. Antonio MARCHI)
23/10/2007
COMUNE DI CARRARA
28 SET. 2007

COMANDO PROVINCIALE VIGILI DEL FUOCO
MASSA CARRARA
09 OTT. 2007
Prot. N. 10336
PREV. N. 1502

ORDINE INGEGNERI
ING. MARCO MARCHI 213
MASSA CARRARA

01	12/09/2007	Revisione generale	
Rev.	Data	Oggetto	Sigla
STUDIO DI INGEGNERIA ING. MARCO MARCHI Via V. Fiaschi,61 – Loc. Avenza Tel. (0585) 55555 – 54031 CARRARA (MS)		PROGETTO PER LA REALIZZAZIONE DI RESIDENZA TURISTICO ALBERGHIERA MARINA DI CARRARA VIA BASSAGRANDE FOG. 87 MAPP.701 703	
RIFER.:		PREVENZIONE INCENDI PIANTA PIANO RIALZATO	
DATA: 25-06-07			
SCALA: 1:100			
DIS. n° E0 100 301			
TAVOLA n° 2-A			
Questo disegno è di nostra proprietà. A termini di Legge è vietato riprodurlo o renderlo disponibile a terzi senza la nostra autorizzazione scritta.			

Particolare Sistema di Ventilazione bagni e cucine

Sezione F-F
SCALA 1:25

PREVENZIONE INCENDI
PIANTA PIANO RIALZATO