



LEGENDA IMPIANTO ILLUMINAZIONE

- ⊗ FARETTO A LED 12 W
- ⊗ FARETTO A LED 25 W
- ⊗ PUNTO LUCE DI EMERGENZA (LAMPADA A DOPPIO ISOLAMENTO)
- ⊗ PLAFONIERA A TUBI FLUORESCENTI
- ⊗ PUNTO LUCE A SOFFITTO: LAMPADA AD INCANDESCENZA/ FL. COMPATTA
- ⊗ PUNTO LUCE A PARETE: LAMPADA AD INCANDESCENZA/FL. COMPATTA
- ⊗ PLAFONIERA CON LAMPADE A FLUORESCENZA 4x18 W, ACCENSIONE B DUE TUBI IN EMERGENZA, DURATA 1h RICARICA 12h
- ⊗ PLAFONIERA CON LAMPADE A FLUORESCENZA 4x18 W, ACCENSIONE B

LEGENDA SIMBOLI PRINCIPALI

Wh GRUPPO CONSEGNA E MISURA ENEL

⊗ QUADRO ELETTRICO

⊗ ELETTOPOMPA

⊗ ASPIRATORE

400V 3P+T IP65 PRESA TIPO CEE INTERBLOCCATA CON FUSIBILI

230V 2P+T IP55

⊗ PRESA TELEFONO, DATI E TELEVISIONE

⊗ PRESA DI F.M. DA 10 A 10 A DI TIPO NORMALE E COMANDATO (*) IN SCATOLA PORTAFRUTTO

⊗ PRESA BIPASSO 10/16 A AD ALVEOLI SCHERMATI PRESA 16A CEI UNEL P30

⊗ PUNTO DI COMANDO SINGOLO, DEVIATORE, INVERTITORE (*) INDICA IL COMANDO DI UNA PRESA F.M.)

⊗ INTERRUTTORE BIPOLARE

⊗ PULSANTE / PULSANTE CON SPIA LUMINOSA

⊗ PULSANTE A TIRANTE PER CHIAMATA SOCCORSO E RONZATORE


⊗ CASSETTA DI CONNESSIONE

DESCRIZIONE DEI LOCALI	
① REPERTEZZIONE	11,05 mq
② CORRIDORO	19,26 mq
③ ANTI-BAGNO	2,78 mq
④ SERVIZI II	1,34 mq
⑤ ECOGRAFIA	10,84 mq
⑥ SERVIZI	3,45 mq
⑦ SPOGLIATOIO	1,44 mq
⑧ ANTI-BAGNO	1,48 mq
⑨ SERVIZI	1,56 mq
⑩ ECOGRAFIA	11,6 mq
⑪ BOX COMANDI	6,2 mq
⑫ SPOGLIATOIO	1,2 mq
⑬ SALA RADIOLOGICA	16,53 mq
⑭ MAMMOGRAFIA-MOC	19,8 mq
⑮ SALA S-SCAN	21,28 mq
⑯ INSIEME	7,26 mq
⑰ CONE BEAM - OPT	13,23 mq
⑱ INSIEME	2,93 mq
⑲ SPOGLIATOIO PERSONALE	4,41 mq
⑳ DEPOSITO PULITO	1,26 mq
㉑ DEPOSITO SPORCO	1,26 mq
㉒ LOCALE TECNICO	5,59 mq
㉓ LOCALE TECNICO	2,06 mq
㉔ SALA D'ASPIETTO	25,66 mq
㉕ INSIEME	5,77 mq
㉖ RECEPTION	16,78 mq
㉗ ANTI-BAGNO	1,76 mq
㉘ SERVIZI	1,79 mq

NOTE

- Per i locali ordinari l'impianto di terra segue le regole generali

- C13049-E01 Relazione Tecnica Impianto Elettrico
- C9077-E01 Relazione Tecnica Impianto Elettrico
- Progetto architettonico Studio Pellicieri

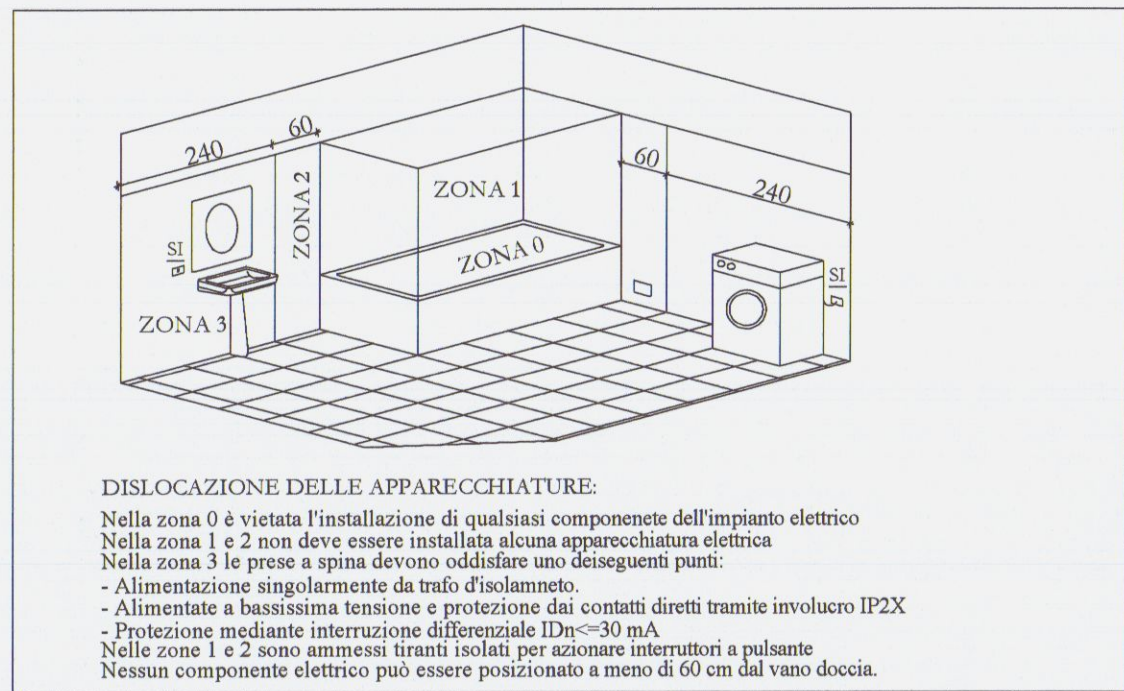

REV.	DESCRIZIONE	DATA	DIS.	CONTR.	APPROV.
2	REVISIONE FINALE	17/03/2015	D.B.	D.B.	D.B.
1	REVISIONE PER MODIFICA DISTRIBUTIVA	31/05/2014	D.B.	D.B.	D.B.
0	EMISSIONE - ISSUE	08/01/2014	D.B.	D.B.	D.B.
PROGETTISTA Studio Ing. Bertozzi Progetti e Consulenze					
COMMITTENZA CDA - Centro Diagnostico Apuano Piazza del Commercio, 2 - Marina di Carrara (MS)			DISSEGNO C9077-E05		
INTERVENTO REALIZZAZIONE DI STUDIO MEDICO DI RADIOLOGIA E DIAGNOSTICA PER IMMAGINI			COMMISSIONE C9077	SCALA 1:50	
SCHEMI DI INSTALLAZIONE SEZIONE AMPLIAMENTO			REVISIONE 2	FORMATO A1	
FOGLIO 1			SEGUITE FOGLIO -		
PROPRIETA' DELLO STUDIO PROFESSIONALE - LE RIPRODUZIONI NON AUTORIZZATE SONO VIETATE. (L. 22/04/41 n°633 - Art. 2578 Codice Civile)					